



PLANTA BAIXA FOSSA SÉPTICA/FILTRO ANAERÓBICO/SUMIDOURO
ESCALA : 1/50

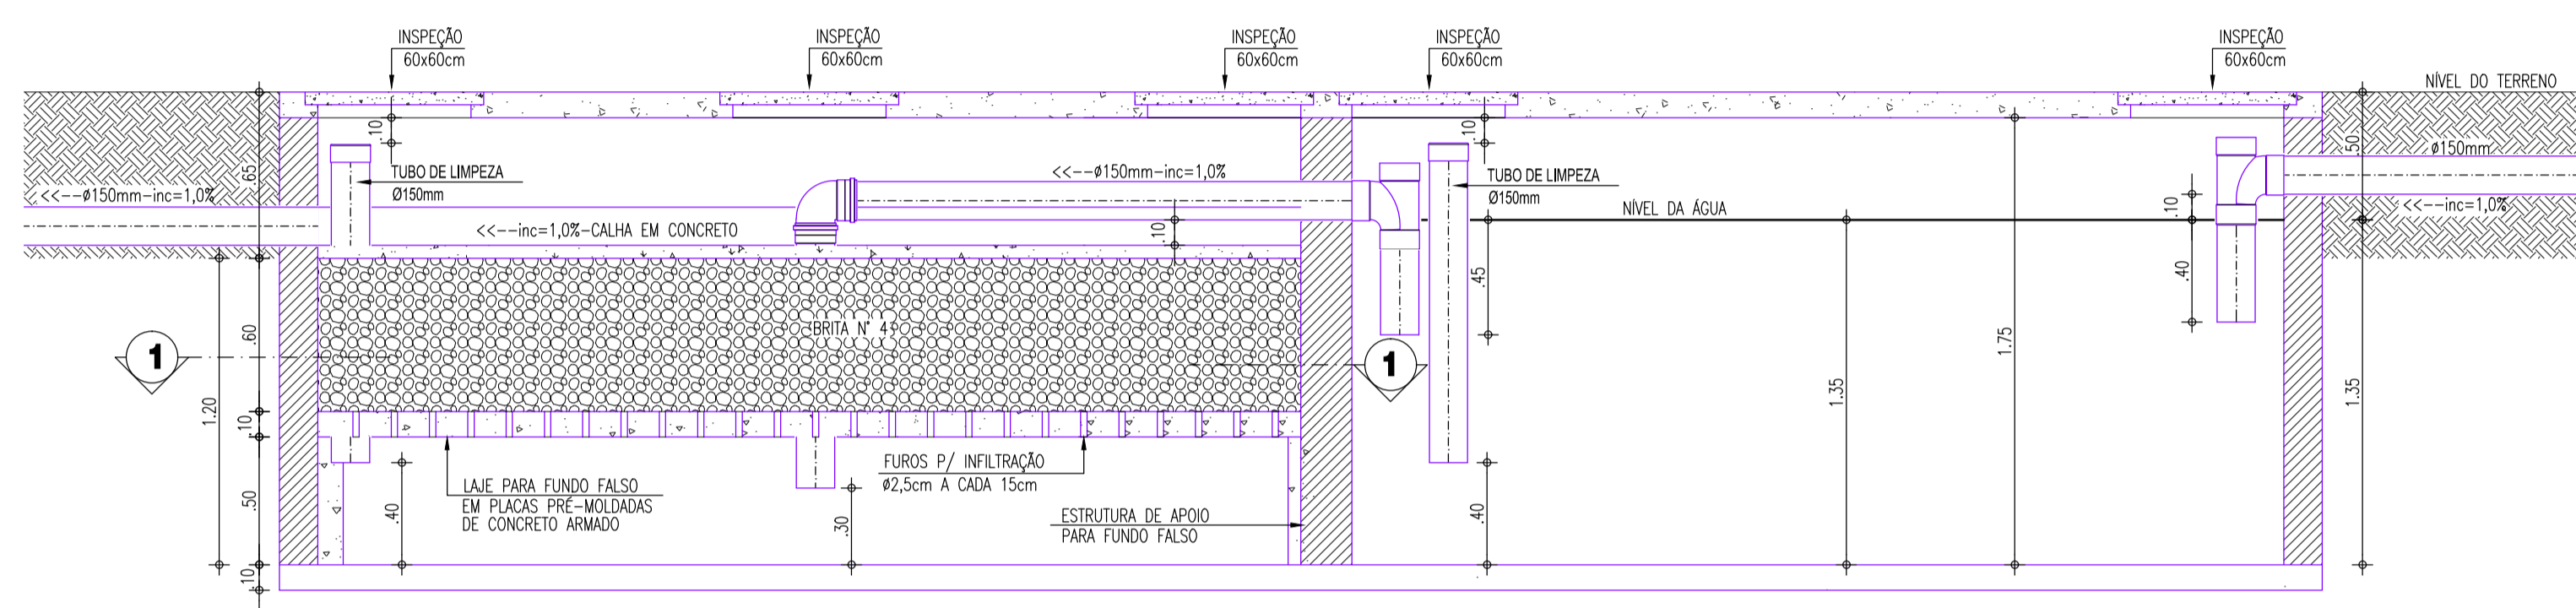


CORTE AA - TANQUE SÉPTICO / FILTRO ANAERÓBICO
ESCALA : 1/25

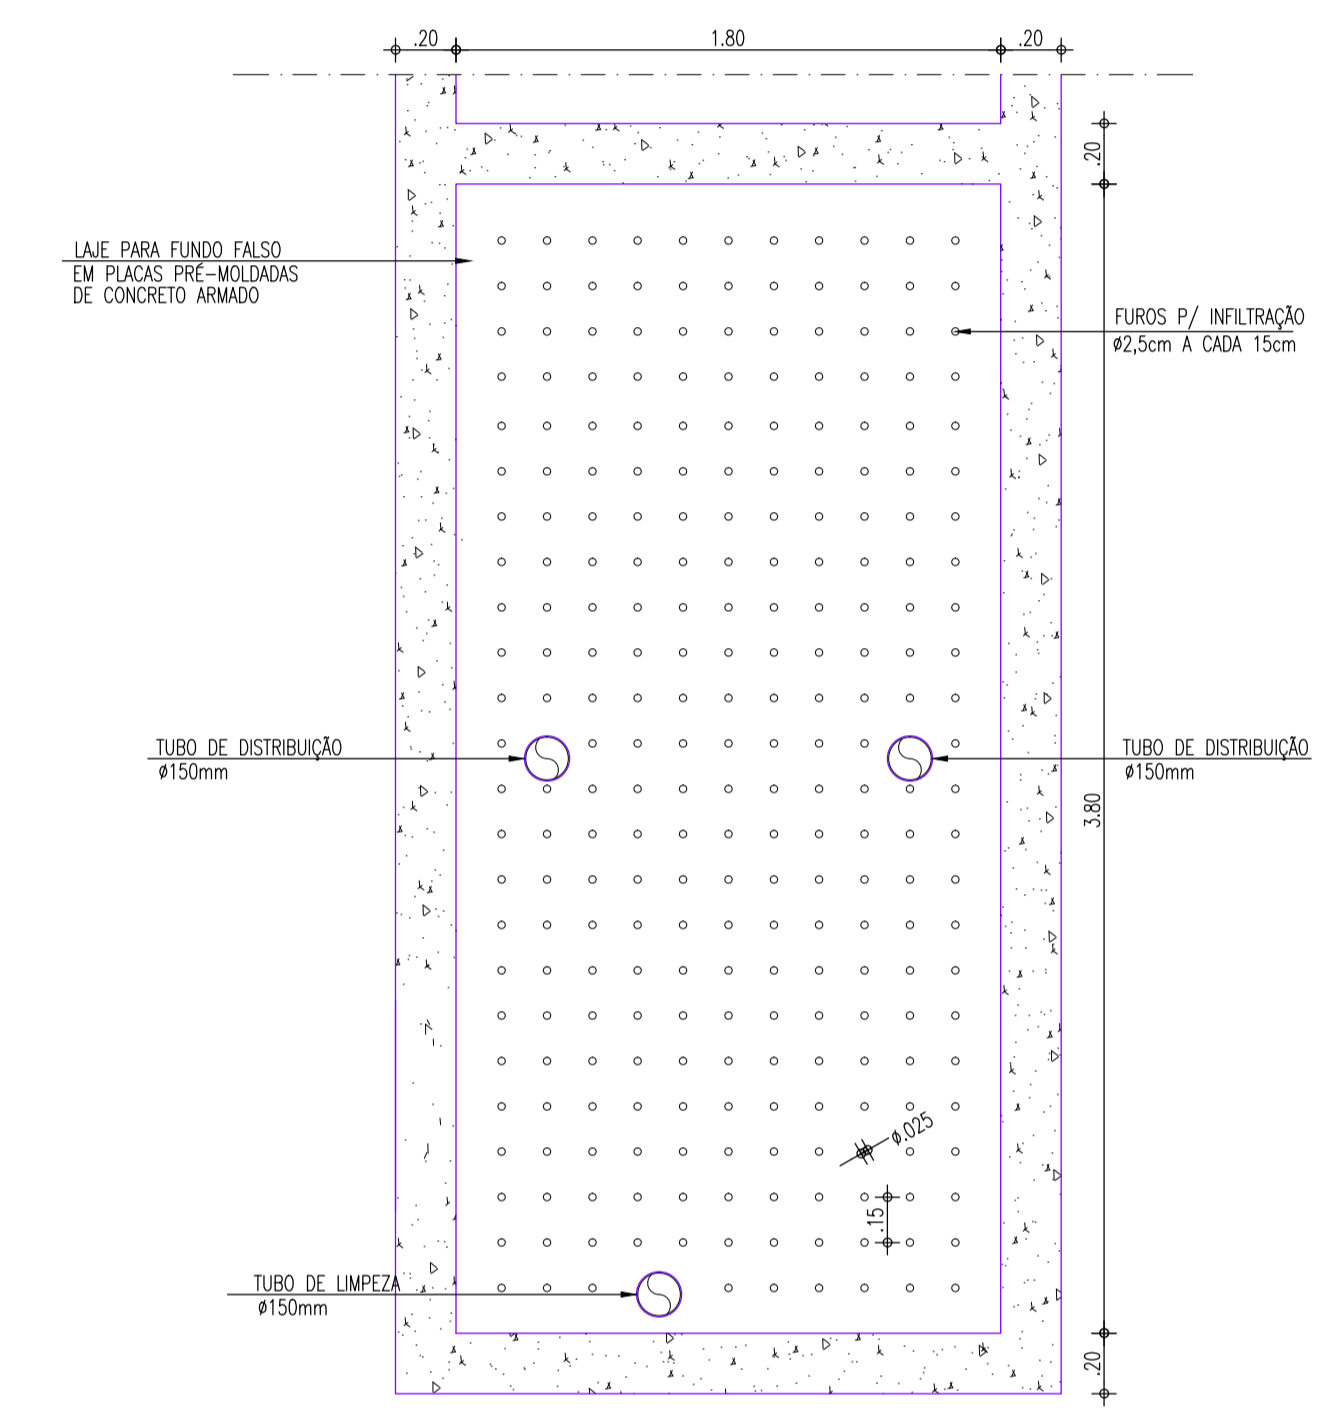


FUNDO FALSO - FILTRO ANAERÓBICO
ESCALA : 1/25


- OBSERVAÇÕES SOBRE O SUMIDOURO:
- 1) O SUMIDOURO POSSUI PAREDES DE TUBOS, ASSENTADOS COM JUNTAS LIVRES;
 - 2) A LAJE DE COBERTURA DO SUMIDOURO DEVERÁ SER EM CONCRETO ARMADO, DOTADA DE ABERTURAS DE INSPEÇÃO NO NÍVEL DO TERRENO COM TAMPAO DE FECHAMENTO HERMÉTICO;
 - 3) O SUMIDOURO NÃO DEVERÁ ATINGIR O LENÇOL FREÁTICO, A PROFUNDIDADE DEVERÁ TER DISTÂNCIA MÍNIMA DE 1,50m DO LENÇOL FREÁTICO;
 - 4) FOI ADOTADA UMA TAXA DE ABSORÇÃO DE 60Lts/m² x dia.

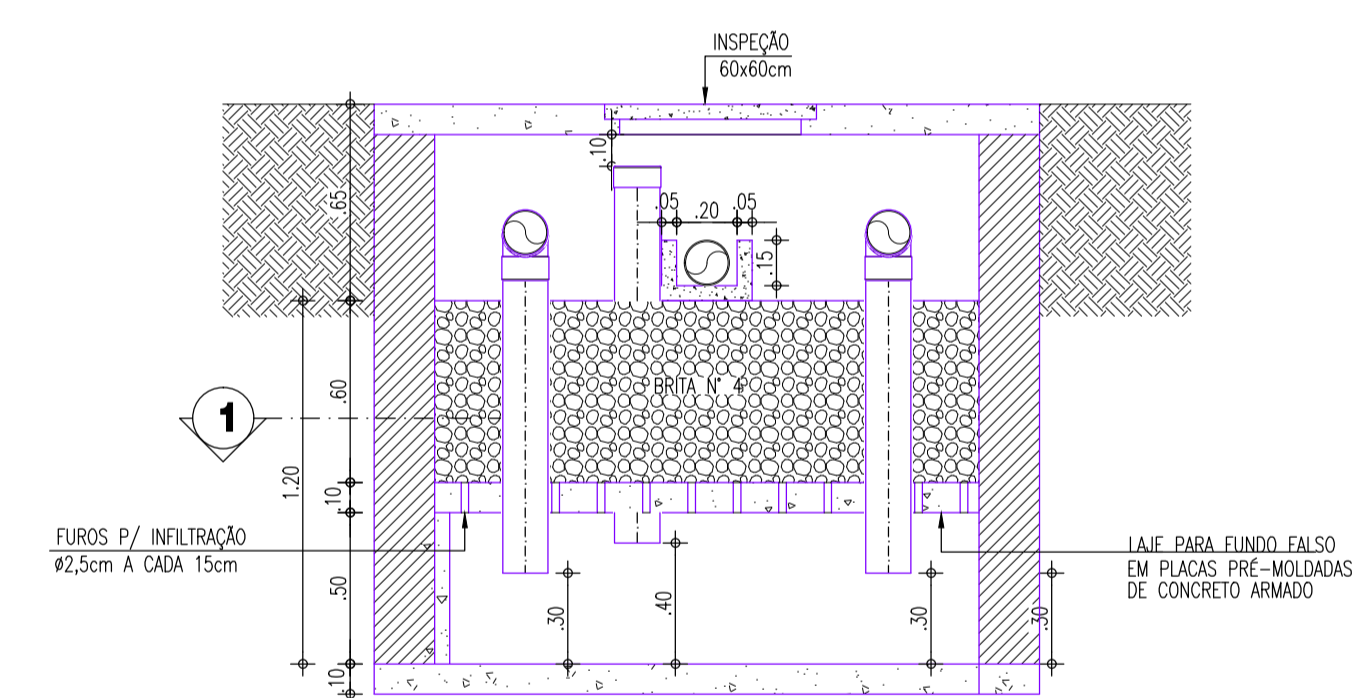


CORTE CC - FILTRO ANAERÓBICO
ESCALA : 1/25

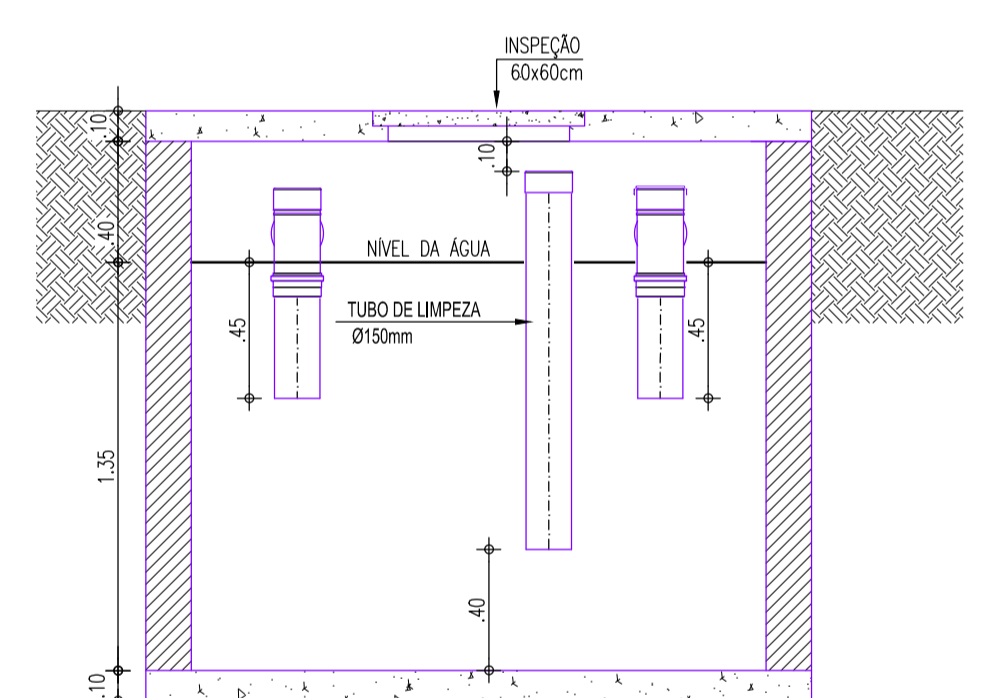

CORTE BB - TANQUE SÉPTICO
ESCALA : 1/25

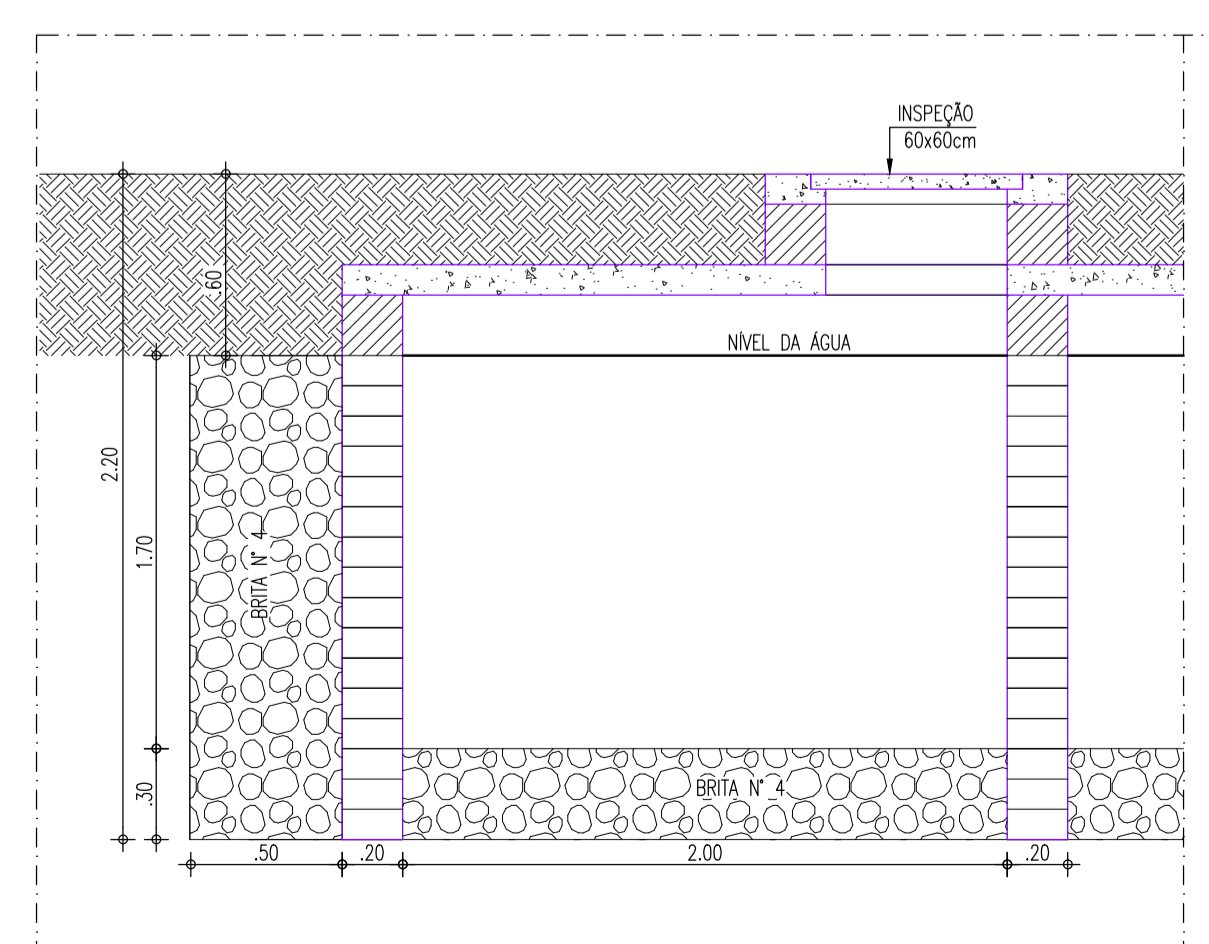

CORTE BB - SUMIDOURO
ESCALA : 1/25

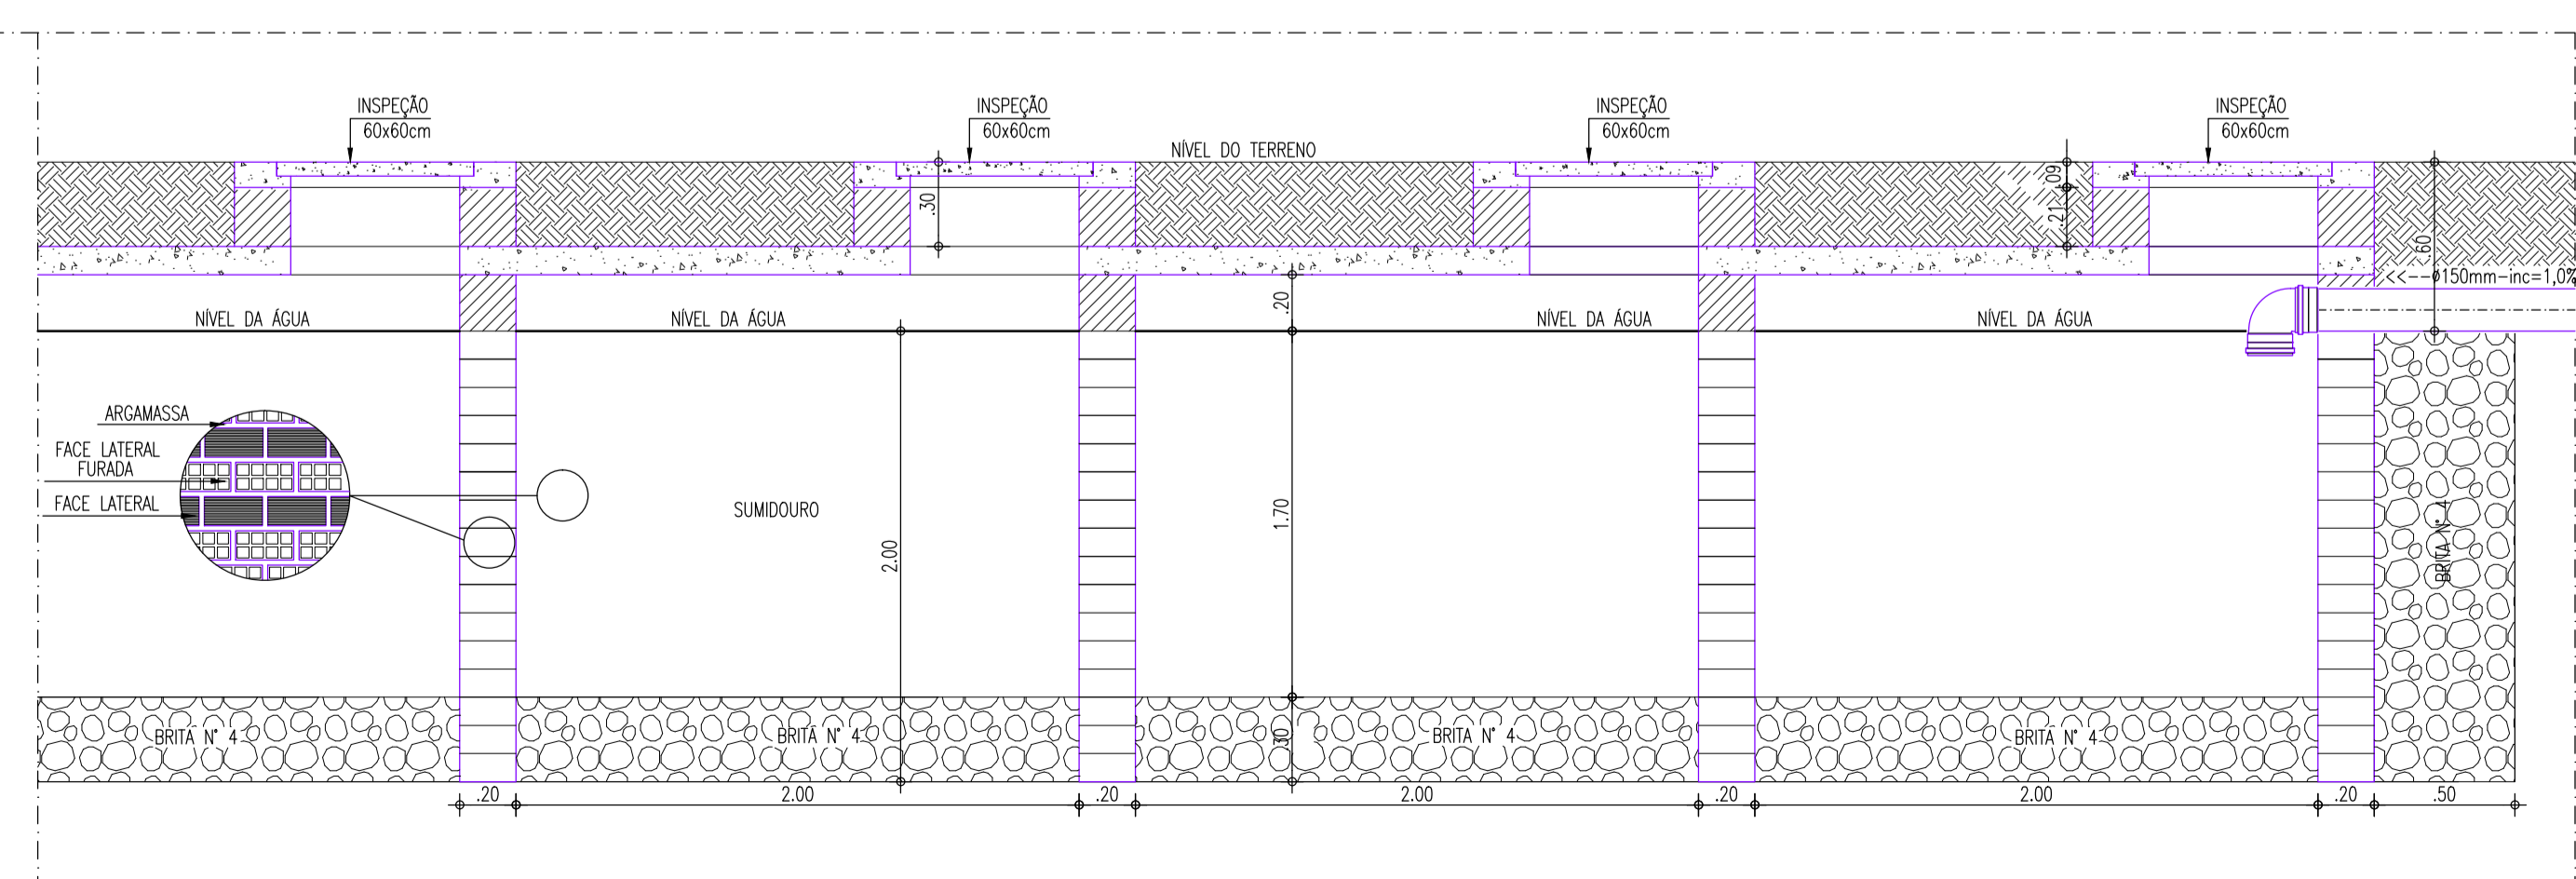

REVISÃO	ASSUNTO	DESENHO	DATA
PAGO	APROVO		
	PROPRIETÁRIO _____ PROJETO _____ PROJETO _____ CONSTRUÇÃO _____		
CONSELHO PROFISSIONAL SOP-CE SUPERINTENDÊNCIA DE OBRAS PÚBLICAS			
SECRETARIA DAS CIDADES SOP - SUPERINTENDÊNCIA DE OBRAS PÚBLICAS			
PROJETO: CEI - CENTRO DE EDUCAÇÃO INFANTIL (PADRÃO VERSÃO 2023)			
INTERESSADO: SEDUC - SECRETARIA DA EDUCAÇÃO		ÁREA TÉCNICA: INSTALAÇÕES SANITÁRIAS	
ENDEREÇO: . . .		ETAPA: EXECUTIVO	
MUNICÍPIO: . .		CONTEÚDO: PLANTA BAIXA - FOSSA/FILTRO/ SUMIDOURO CORTES FOSSA/FILTRO/ SUMIDOURO DETALHES EXECUTIVOS	
AUTOR: TELEFONE: . AUTOR: . TELEFONE: .		ESCALA: 1/50 1/25 S/E	
EMAIL: . CREA: . EMAIL: . CREA: .		LEGENDA DESENHO: EMANUEL SAMPAIO DATA: 14/04/2023 REVISÃO: 01	
RESERVA DE PROPRIEDADE INTELECTUAL			
A PROPRIEDADE INTELECTUAL DO PRESENTE PROJETO É RESERVADA AOS SEUS AUTORES, DE ACORDO COM A LEGISLAÇÃO PERTINENTE. O USO DESTES PROJETOS OU DE QUALQUER DE SEUS ELEMENTOS, QUE NÃO SEJAM DE DETERMINADOS, SERÃO CONSIDERADOS COMO APROPRIAÇÃO ILÍCITA E SERÃO APLICADAS AS LEIS QUE DEFENDEM DIOS DIREITOS A TORNAR O PROJETO.			
DESENHO: EMANUEL SAMPAIO DATA: 14/04/2023		SAN 03 03	