


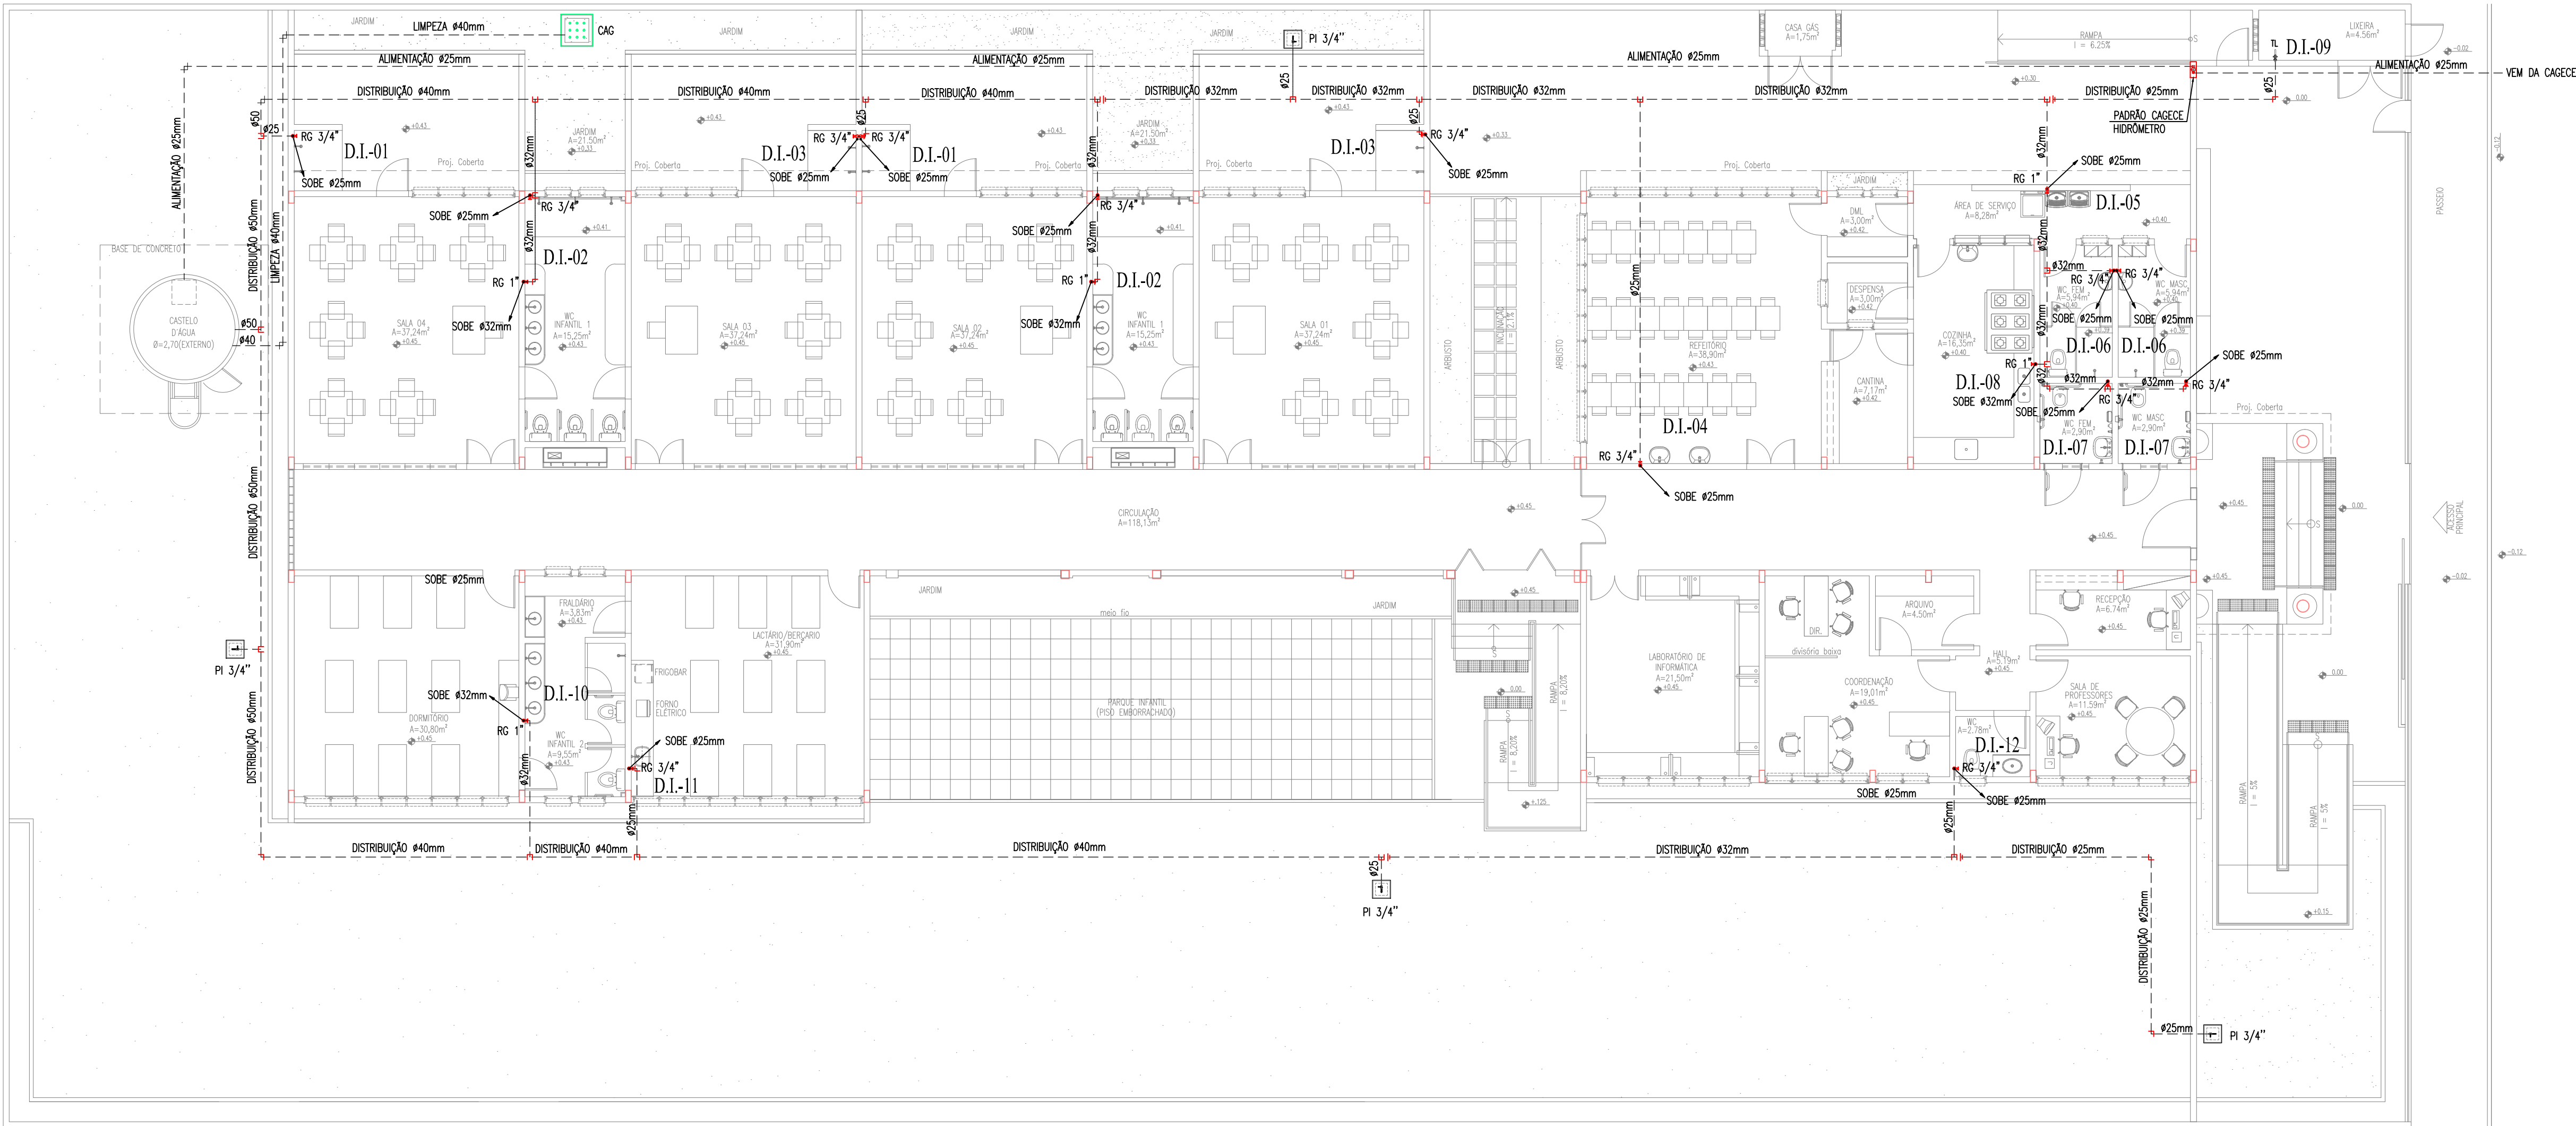

PLANTA BAIXA - PAV. TÉRREO
ESCALA : 1/100

—

TUBULAÇÃO DE ÁGUA FRIA EM PVC SOLDÁVEL EMBUTIDA NA PAREDE E LAJE.

TUBULAÇÃO DE ÁGUA FRIA EM PVC SOLDÁVEL EMBUTIDA PELO PISO.

RG

REGISTRO DE GAVETA.

RP

REGISTRO DE PRESSÃO.

RFR

REGISTRO DE FECHO RÁPIDO

+

TÉE SIMPLES OU C/ REDUÇÃO.

+

JOELHO 90° SIMPLES OU C/ REDUÇÃO.

+

BUCHA DE REDUÇÃO

TL

PONTO HIDRÁULICO PARA TORNEIRA DA LIXEIRA À 60cm DO PISO.

AF
VAR.

COLUNA DE ÁGUA FRIA.

BARR
VAR.

COLUNA DE BARRILETE.

LIMP
VAR.

COLUNA DE LIMPEZA.

EXT
VAR.

COLUNA DE EXTRASOR.

HIDRÔMETRO

CAIXA 30x30x40cm EM ALVENARIA COM FUNDO EM BRITA E TAMPA EM CONCRETO C/ PONTO HIDRAULICO PARA IRRIGAÇÃO.

→

COLUNA QUE SOBE.

→

COLUNA QUE PASSA.

→

COLUNA QUE DESCE.

OBSERVAÇÕES:

1) TUBULAÇÃO DE ÁGUA FRIA EM PVC SOLDÁVEL.
2) AS INTERFERÊNCIAS DAS INSTALAÇÕES COM A ESTRUTURA EXISTENTE SERÃO RESOLVIDAS NO TRANSCORRER DA OBRA.

01	ATUALIZAÇÃO DAS INSTALAÇÕES DE ACORDO COM A ARQUITETURA ATUAL	FEHS/IMC	04/06/2024
REVISÃO	ASSUNTO	DESENHO	DATA

PAGO	APROVO
	PROPRIETÁRIO
	PROJETO
	PROJETO
	CONSTRUÇÃO

SOP-CE

SUPERINTENDÊNCIA DE OBRAS PÚBLICAS

CEARÁ

GOVERNO DO ESTADO

SECRETARIA DAS CIDADES

SECRETARIA DAS CIDADES

SOP - SUPERINTENDÊNCIA DE OBRAS PÚBLICAS

PROJETO:

CEI - CENTRO DE EDUCAÇÃO INFANTIL (PADRÃO VERSÃO 2024)

INTERESSADO:

SEDUC

ENDEREÇO:

MUNICÍPIO:

AUTOR:

TELEFONE:

AUTOR:

TELEFONE:

CREA:

CREA:

RESERVA DE PROPRIEDADE INTELECTUAL

DESENHO:

DATA:

ABRIL/2023

REVISÃO:

01

ÁREA TÉCNICA:

INSTALAÇÕES HIDRÁULICAS

ETAPA:

EXECUTIVO

CONTEÚDO:

PLANTA BAIXA - PAV. TÉRREO

LEGENDA

ESCALA:

1/100

S/E

DESENHO:

DATA:

ABRIL/2023

REVISÃO:

01

FILENAME:

H:\PROJETO\CEI_PADRÃO-VER 2024-R01.dwg

HID

01 02