



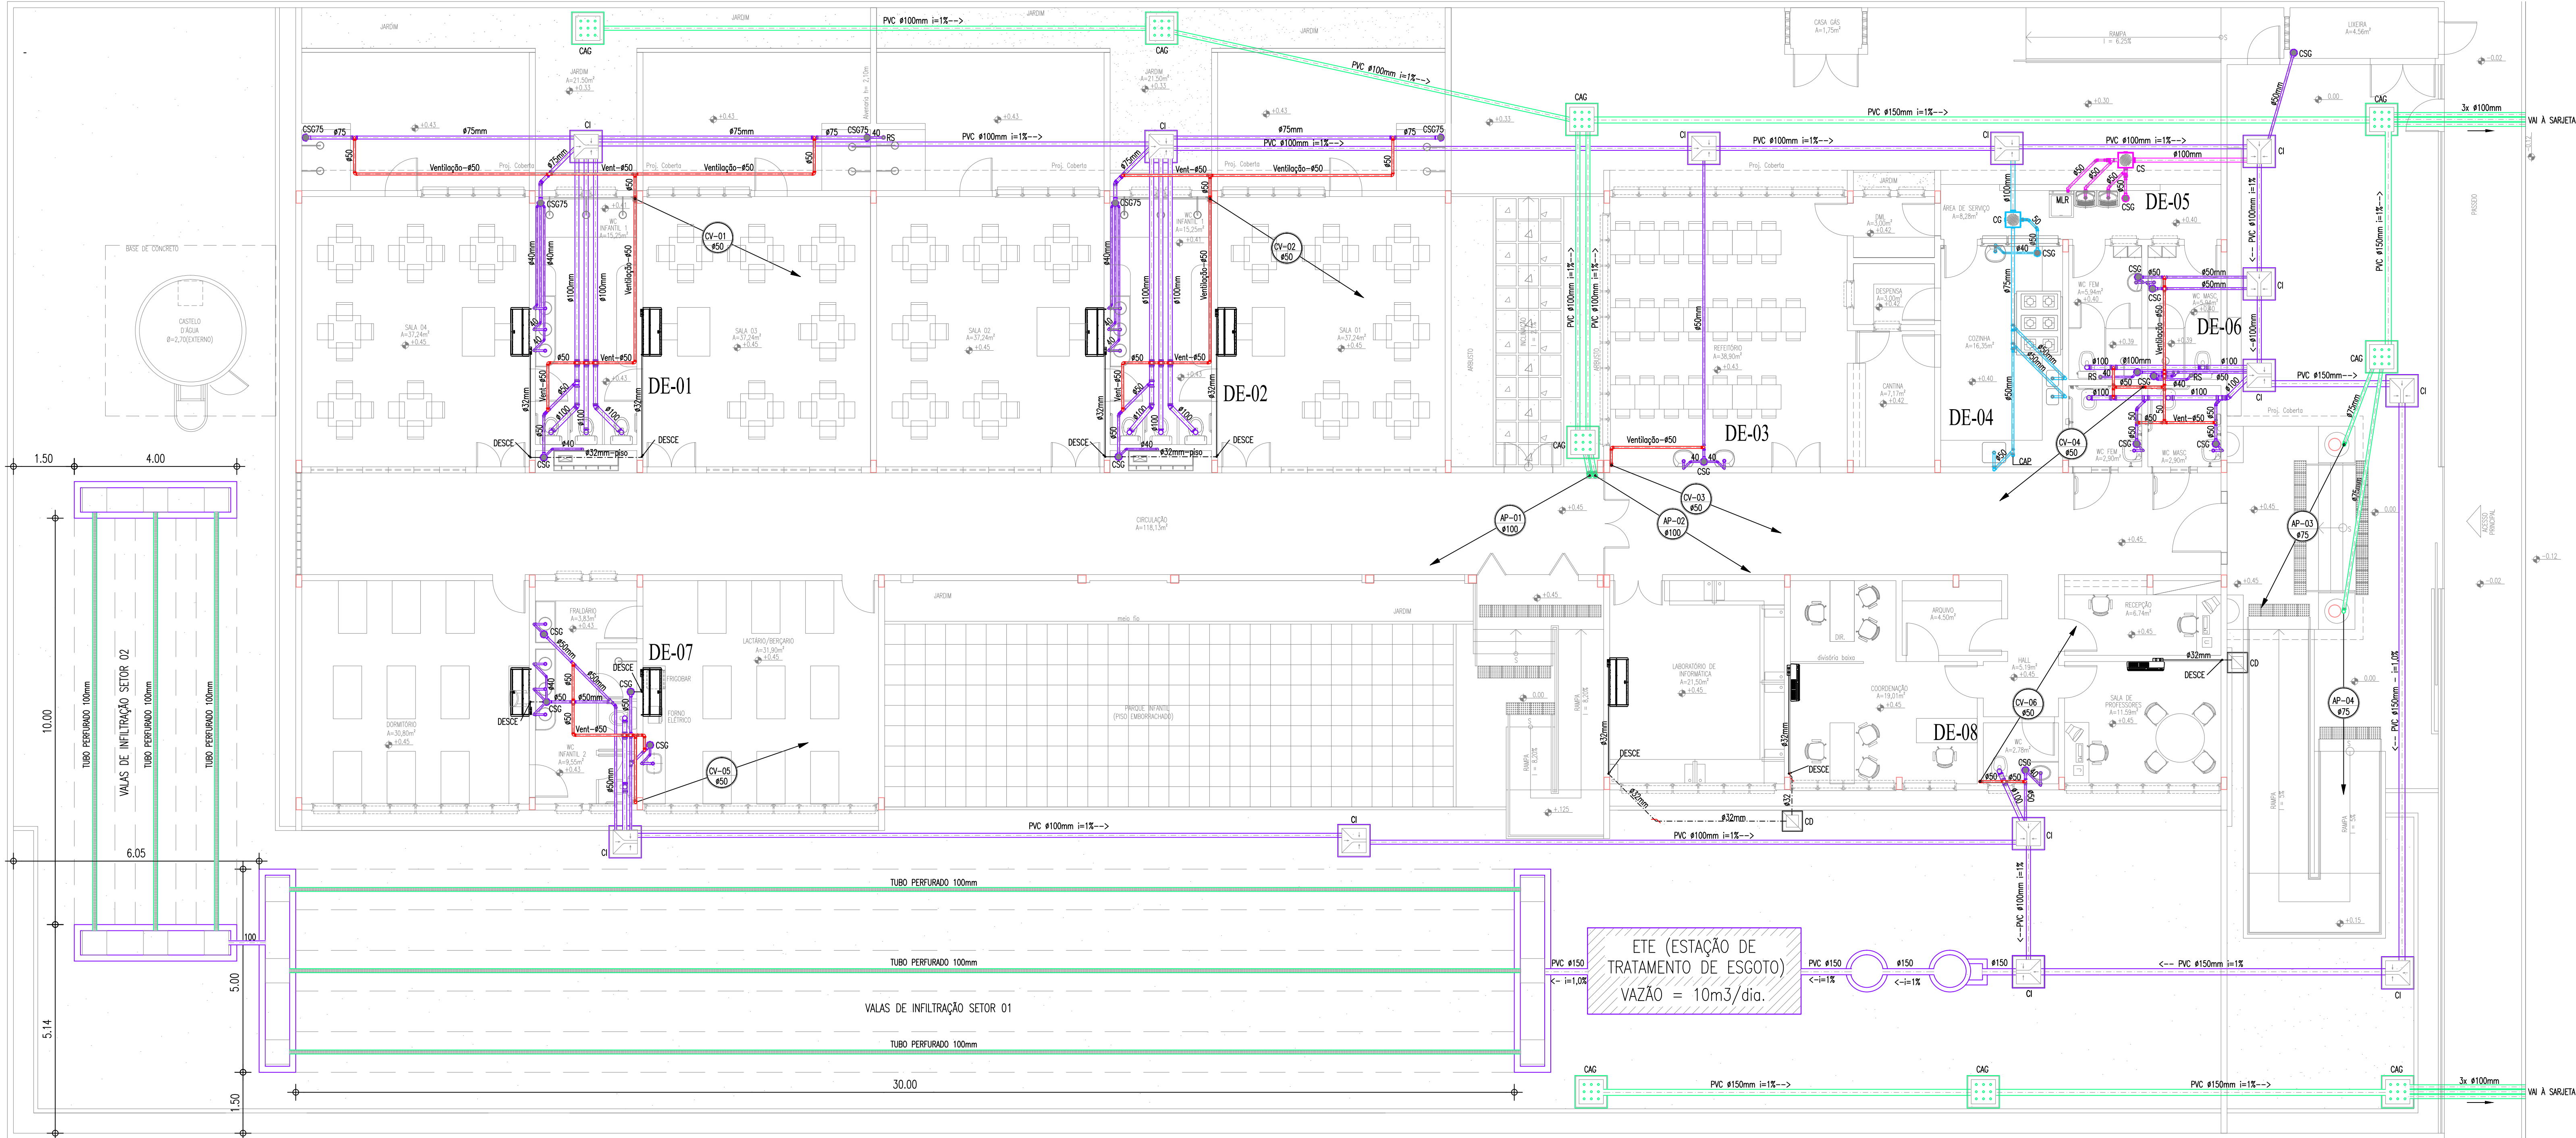

PLANTA BAIXA - PAV. TÉRREO

ESCALA : 1/75

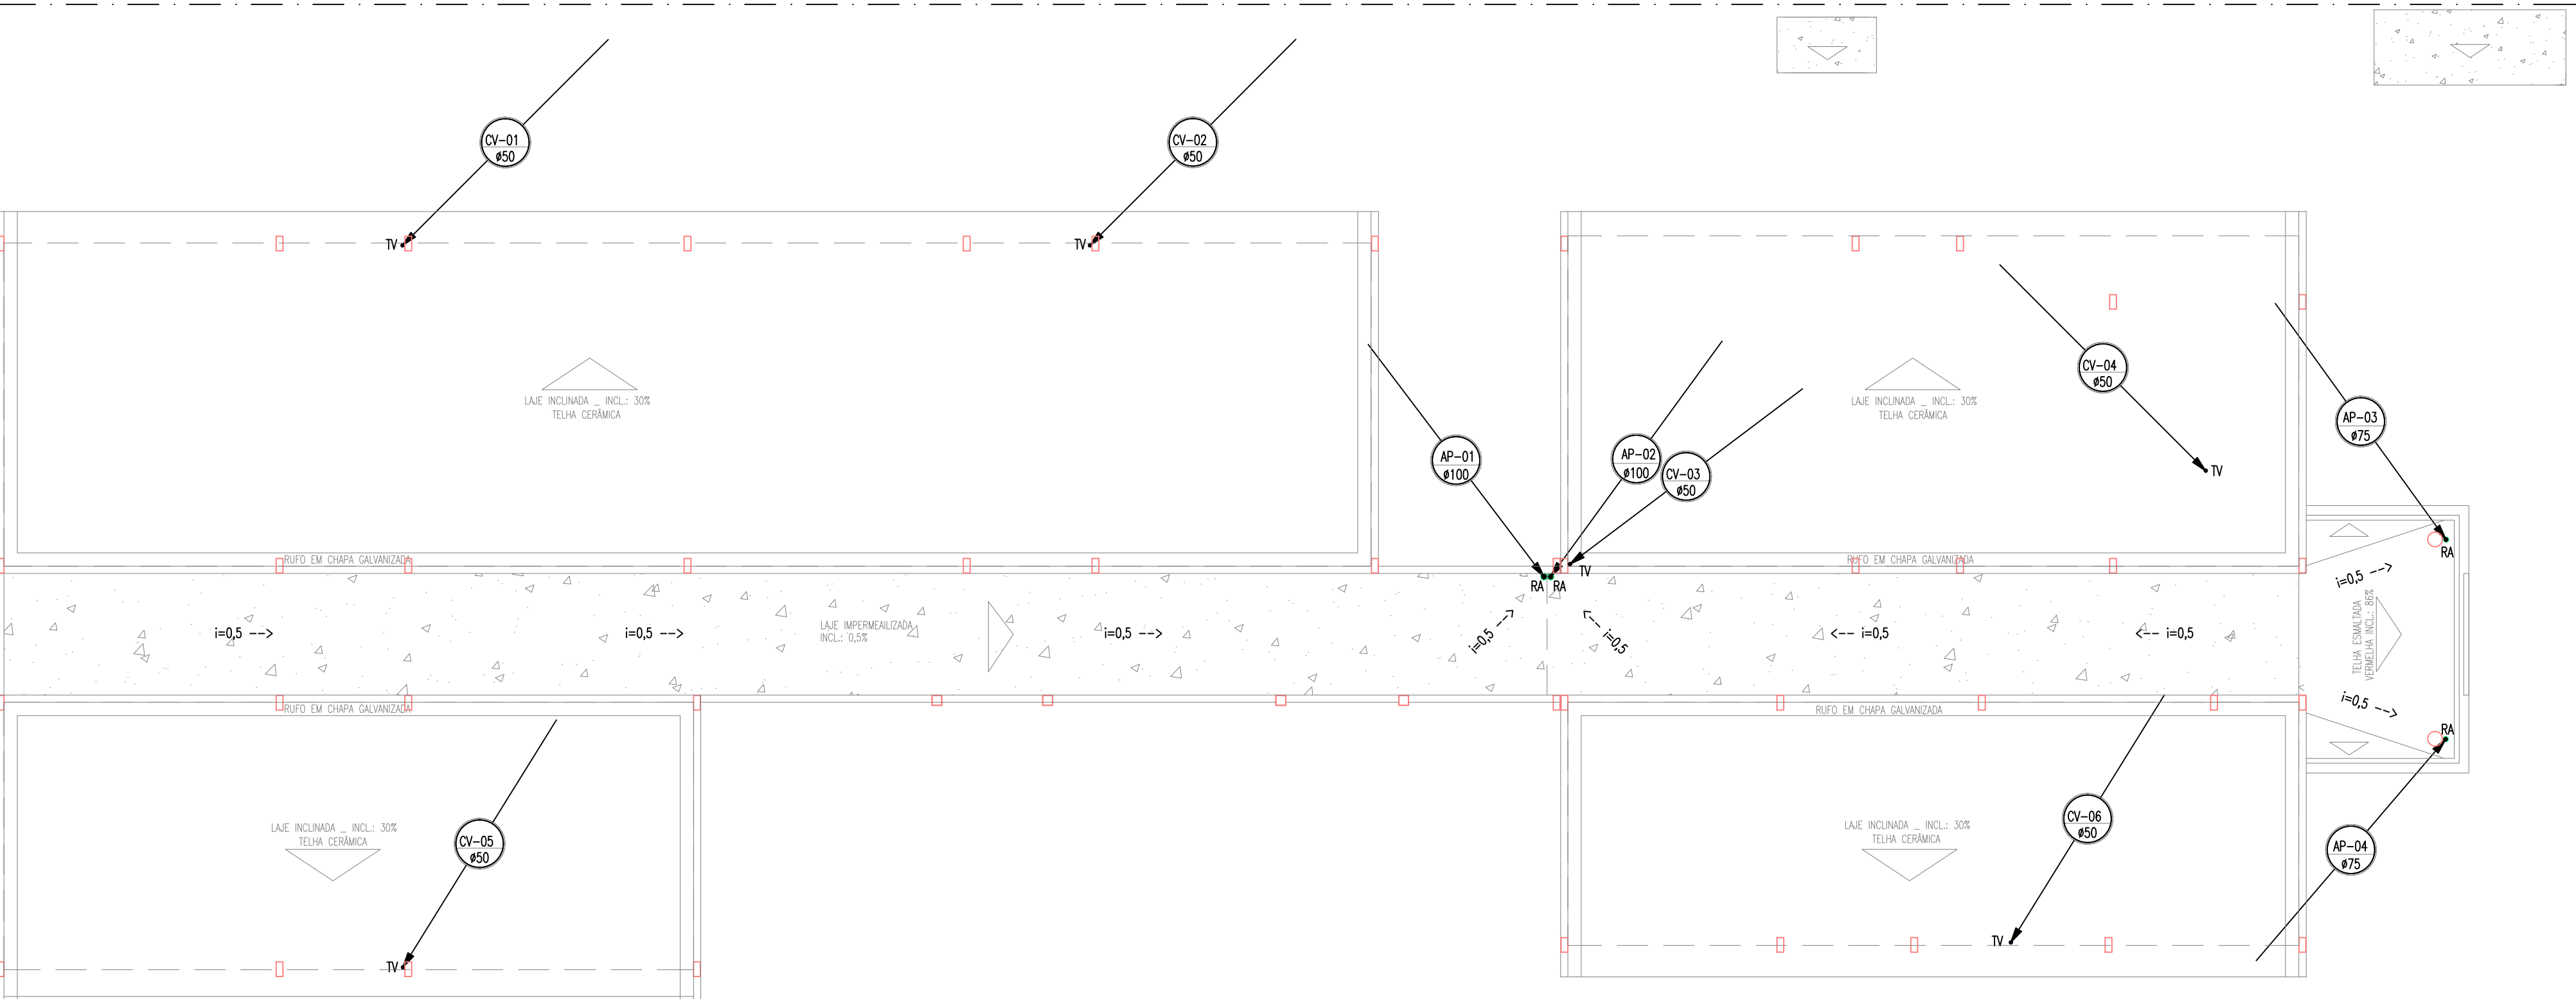

PLANTA DE COBERTA

ESCALA : 1/100

DETALHE CAIXA DE INSPEÇÃO (CI)

ESCALA : 1/10

DETALHE CAIXA DE AREIA C/ TAMPA EM CONCRETO PERFURADA (CAG)

ESCALA : 1/10

IMPORTANTE:

ESTE É UM PROJETO PADRÃO E NÃO É VÁLIDO PARA EXECUÇÃO. O TIPO E LOCALIZAÇÃO DO DESTINO FINAL DE ESGOTO, CANAIS, TUBULAÇÕES E OUTROS ÍTEMS DE INSTALAÇÃO NÃO DEVEM SER UTILIZADOS NAS IMPLANTAÇÕES DE CADA LOCALIDADE. PARA EXECUÇÃO, DEVERÁ SER ELABORADO UM PROJETO DE IMPLANTAÇÃO ONDE DEVERÃO SER CONSIDERADAS AS ESPECIFICIDADES DE CADA LOCAL, COMO NÍVEL DE LENÇOL FREÁTICO, TAXA DE ABSORÇÃO DO SOLO, TOPOGRAFIA DO TERRENO E VARIÁVEIS TÉCNICAS.

LEGENDA HIDROSSANITÁRIA

- CANALIZAÇÃO DE DRENOS DE CLIMATIZAÇÃO EM PVC SOLDAVEL #32mm NA ALVENARIA OU PELO TETO.
- CANALIZAÇÃO DE DRENOS DE CLIMATIZAÇÃO EM PVC SOLDAVEL #32mm PELO PISO.
- TUBULAÇÃO DE ESGOTO OU ÁGUAS PLUVIAIS EM PVC SÉRIE NORMAL, # INDICADO EM PLANTA.
- CAIXA SIFONADA 150x150x75mm EM PVC COM PORTA GRELHA QUADRADA E GRELHA REDEADA 60x50mm.
- CAIXA SIFONADA 150x150x50mm EM PVC COM PORTA GRELHA QUADRADA E GRELHA DE FECHAMENTO ESCAMOTEÁVEL (ABRE E FECHA) DE #150mm.
- RAIO SIFONADO CILÍNDRICO 100x40mm EM PVC COM PORTA GRELHA REDEADA E GRELHA DE FECHAMENTO ESCAMOTEÁVEL (ABRE E FECHA) DE #100mm.
- RAIO HEMISFÉRICO TIPO "ABACAXI", DIÂMETRO INDICADO EM PROJETO.
- SIFÃO METAL CROMADO - 1"40mm OU 1,1/2"40mm.
- TERMINAL DE VENTILAÇÃO # CONFORME COLUNA DE VENTILAÇÃO.
- JOELHO 45° EM PVC SOLDAVEL.
- COLUNA DE ÁGUAS PLUVIAIS # INDICADO EM PLANTA.
- COLUNA DE VENTILAÇÃO # INDICADO EM PLANTA.
- DRENO DE CLIMATIZAÇÃO.
- TUBULAÇÃO QUE SOBE/DESCE.
- CAIXA DE INSPEÇÃO 60x60x90cm EM ALVENARIA COM TAMPA EM CONCRETO.
- CAIXA DE AREIA 60x60x90cm EM ALVENARIA COM TAMPA EM CONCRETO E FUNDOS EM BRITA, CONFORME DETALHE.
- CAIXA DE AREIA 60x60x90cm EM ALVENARIA COM TAMPA EM CONCRETO PERFURADA E FUNDOS EM BRITA, CONFORME DETALHE.
- CAIXA DE DRENO DE CLIMATIZAÇÃO 30x30x30cm EM ALVENARIA COM TAMPA EM CONCRETO E FUNDOS EM BRITA.
- CAIXA DE GORDURA OU SABÃO PRÉ FABRICADA EM PVC COM TAMPA EM ABS CONFORME DETALHE, COM TRÊS ENTRADAS DE #75mm E SAÍDA DE #100mm.

OBSERVAÇÕES:

- DECLIVIDADES MÍNIMAS SANITÁRIAS:
 - #100mm - INC=1,0%
 - #75mm - INC=2,0%
 - #50mm - INC=2,0%
- DECLIVIDADE MÍNIMA DE ÁGUAS PLUVIAIS: 0,5%
- DECLIVIDADE MÍNIMA DE DRENOS DE CLIMATIZAÇÃO: 2,0%

01	ATUALIZAÇÃO DAS INSTALAÇÕES DE ACORDO COM A ARQUITETURA ATUAL	FEHSMC	04/06/2024
REVISÃO	ASSUNTO	DESENHO	DATA
PAGO		APROVO	
		PROPRIETÁRIO	
		PROJETO	
		PROJETO	
		CONSTRUÇÃO	
CONSELHO PROFISSIONAL			

SOP-CE
SUPERINTENDÊNCIA
DE OBRAS PÚBLICAS

CEARÁ
GOVERNO DO ESTADO
SECRETARIA DAS CIDADES

SECRETARIA DAS CIDADES
SOP - SUPERINTENDÊNCIA DE OBRAS PÚBLICAS

CEI - CENTRO DE EDUCAÇÃO INFANTIL (PADRÃO VERSÃO 2024)

PROJETO:
INTERESSADO:
SEDUC - SECRETARIA DA EDUCAÇÃO
ENDEREÇO:
MUNICÍPIO:
AUTOR:
TELEFONE:
AUTOR:
TELEFONE:

ÁREA TÉCNICA:
INSTALAÇÕES SANITÁRIAS
ETAPA:
EXECUTIVO
CONTEÚDO:
PLANTA DE COBERTA
PLANTA BAIXA - PAV. TÉRREO
DETALHES EXECUTIVOS
LEGENDA

ESCALA:
1/100
1/75
INDICADA
S/ESQ.

DESENHO:
14/04/2023
REVISÃO:
01

EMANUEL SAMPAIO
VER 2024
01

RESERVA DE PROPRIEDADE INTELECTUAL

A PROPRIEDADE INTELECTUAL DO PRESENTE PROJETO É RESERVADA AO SEUS AUTORES, DE ACORDO COM A LEGISLAÇÃO PERTINENTE. OS DADOS E RESULTADOS DE QUALQUER DE SEUS ELEMENTOS, QUE NÃO FORMAM PARTE DETERMINADA, SERÃO CONSIDERADOS COMO APROPRIAÇÃO ILÍCITA E SERÃO APLICADAS AS LEIS QUE DEPENDEREM DITOS DADOS.

SAN
01
03