


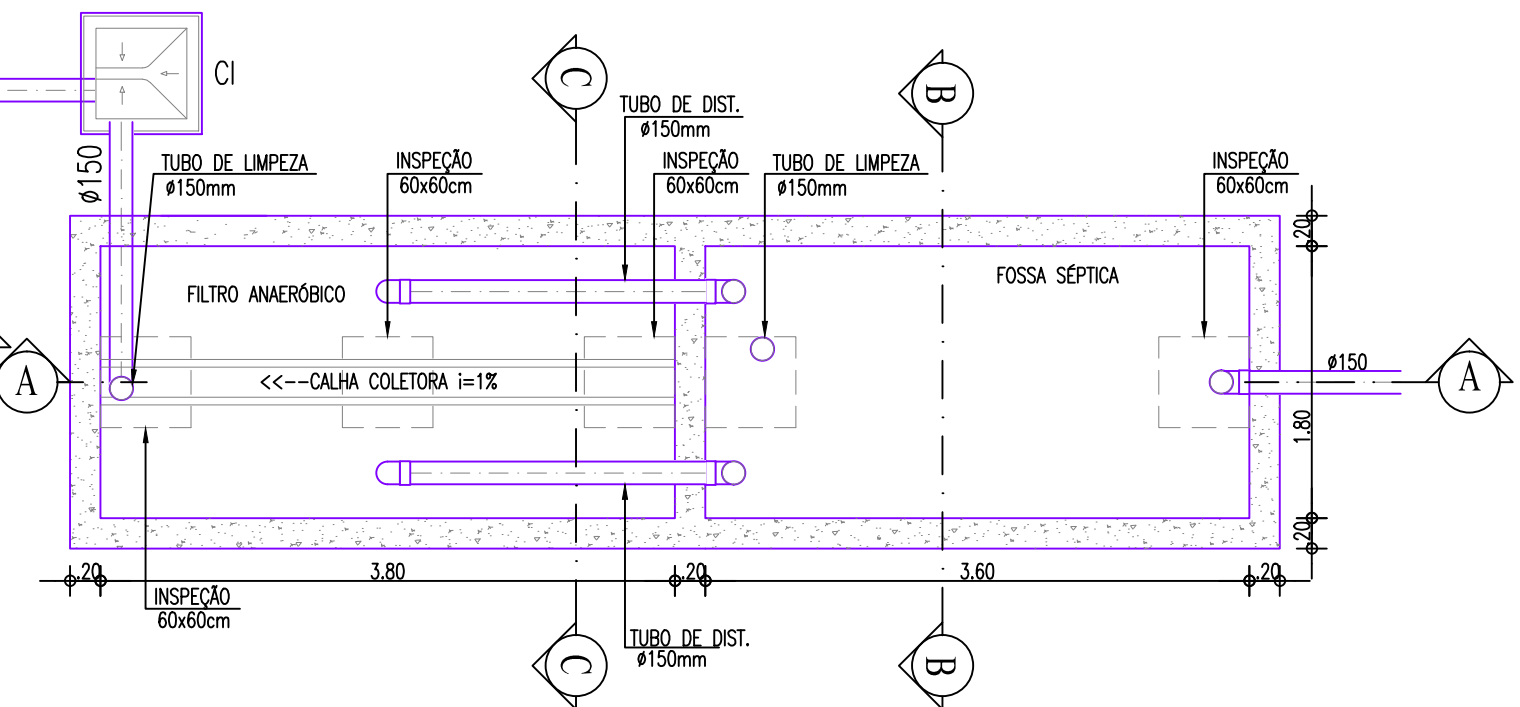
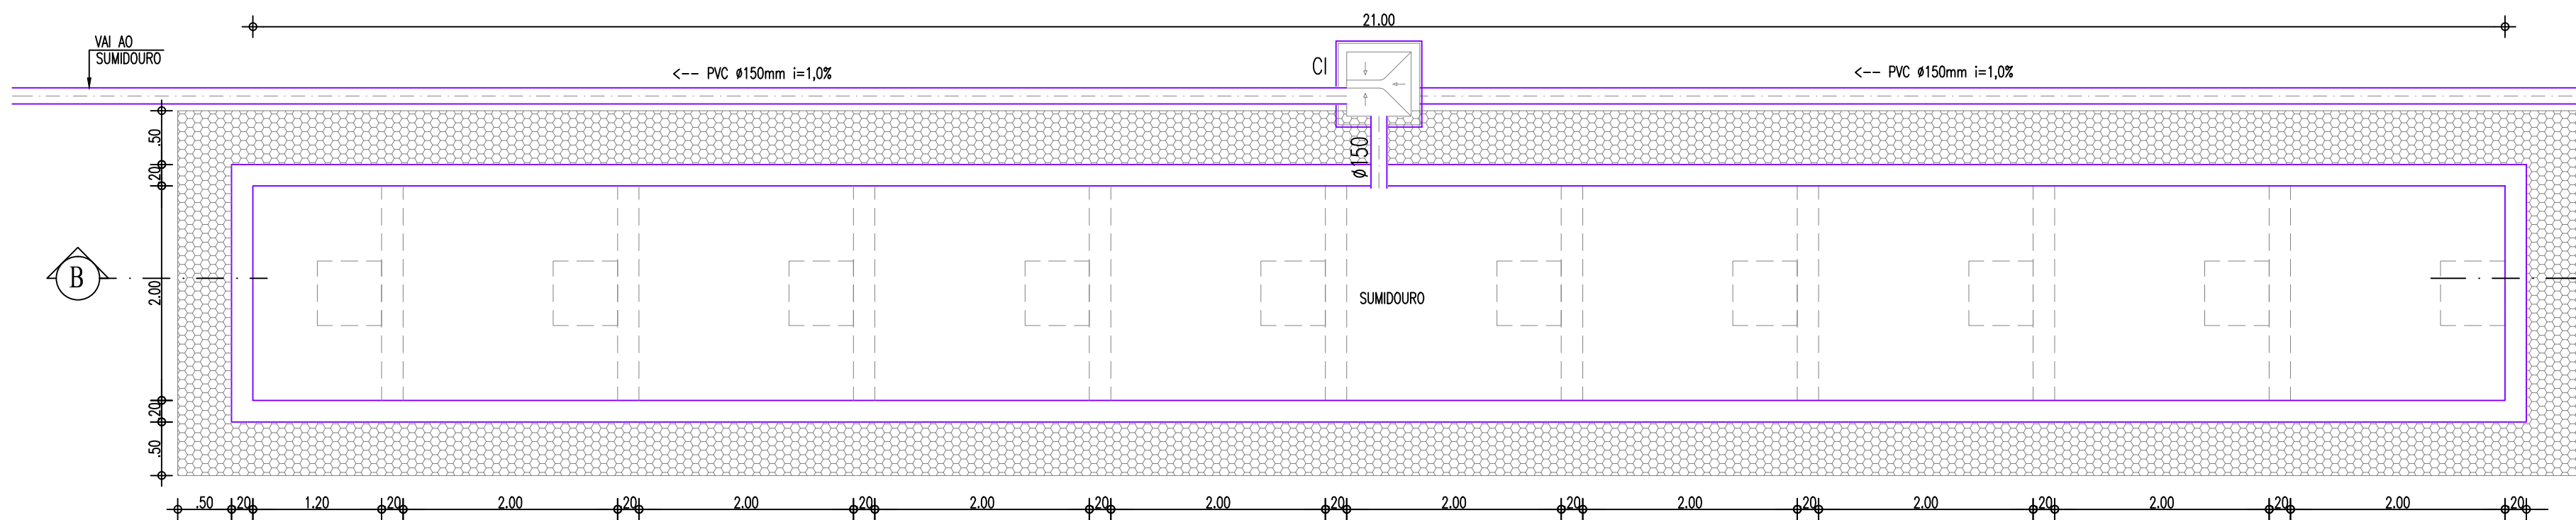
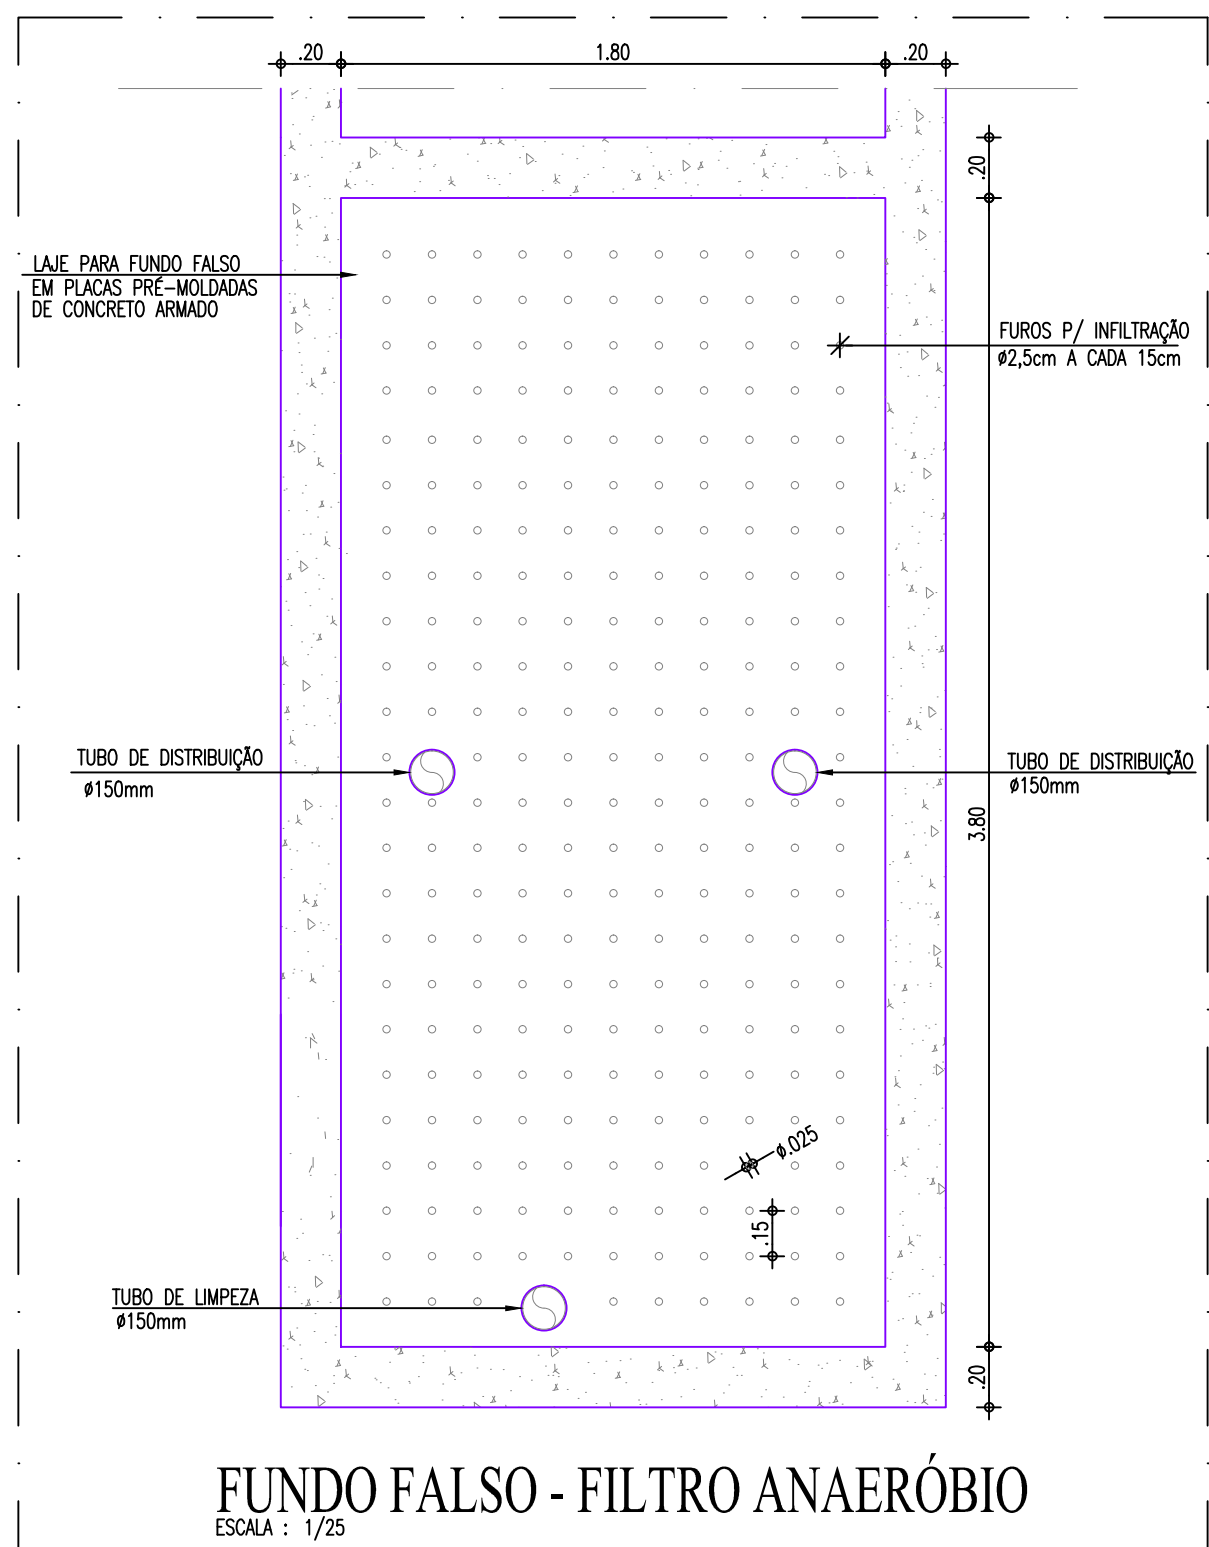
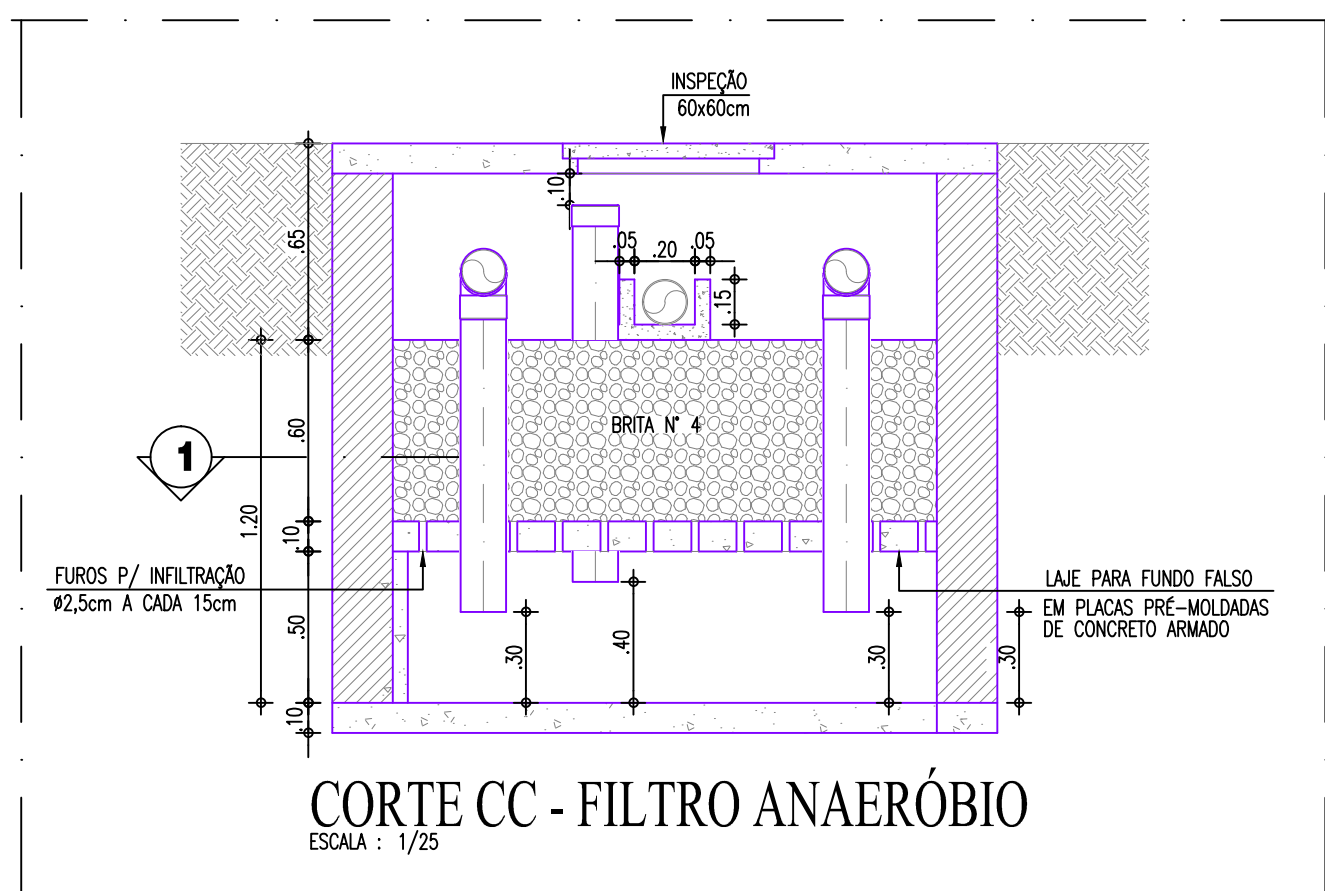
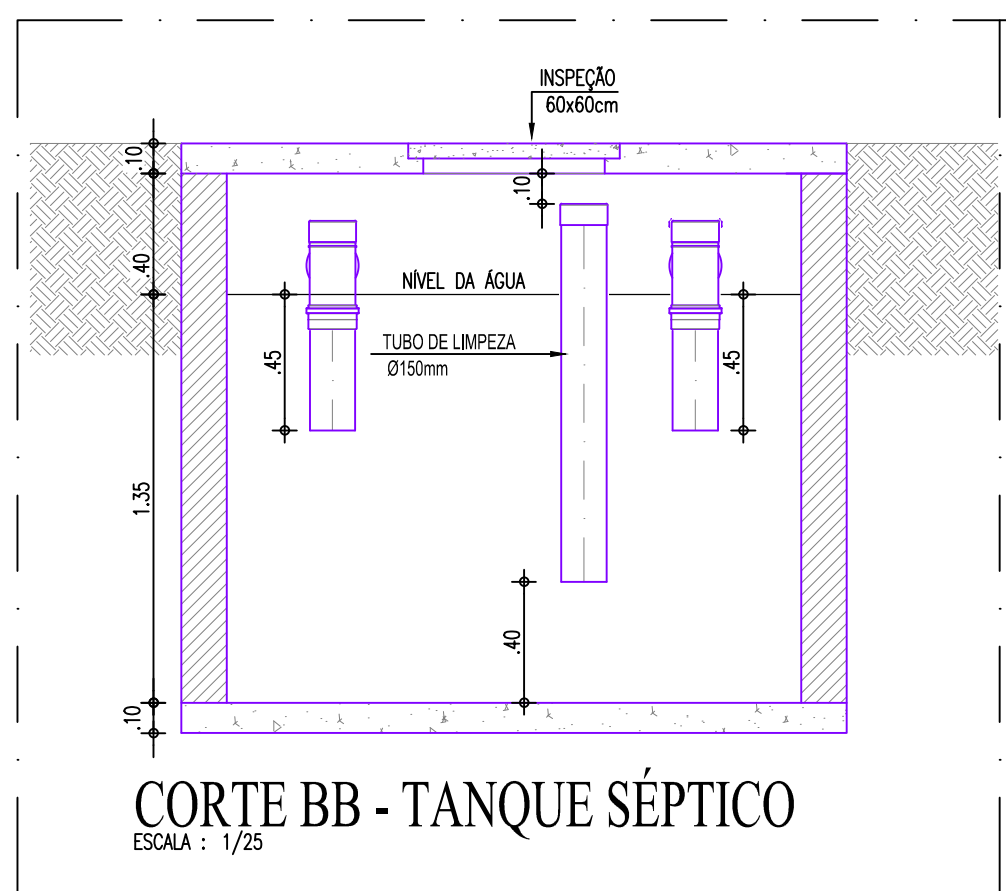


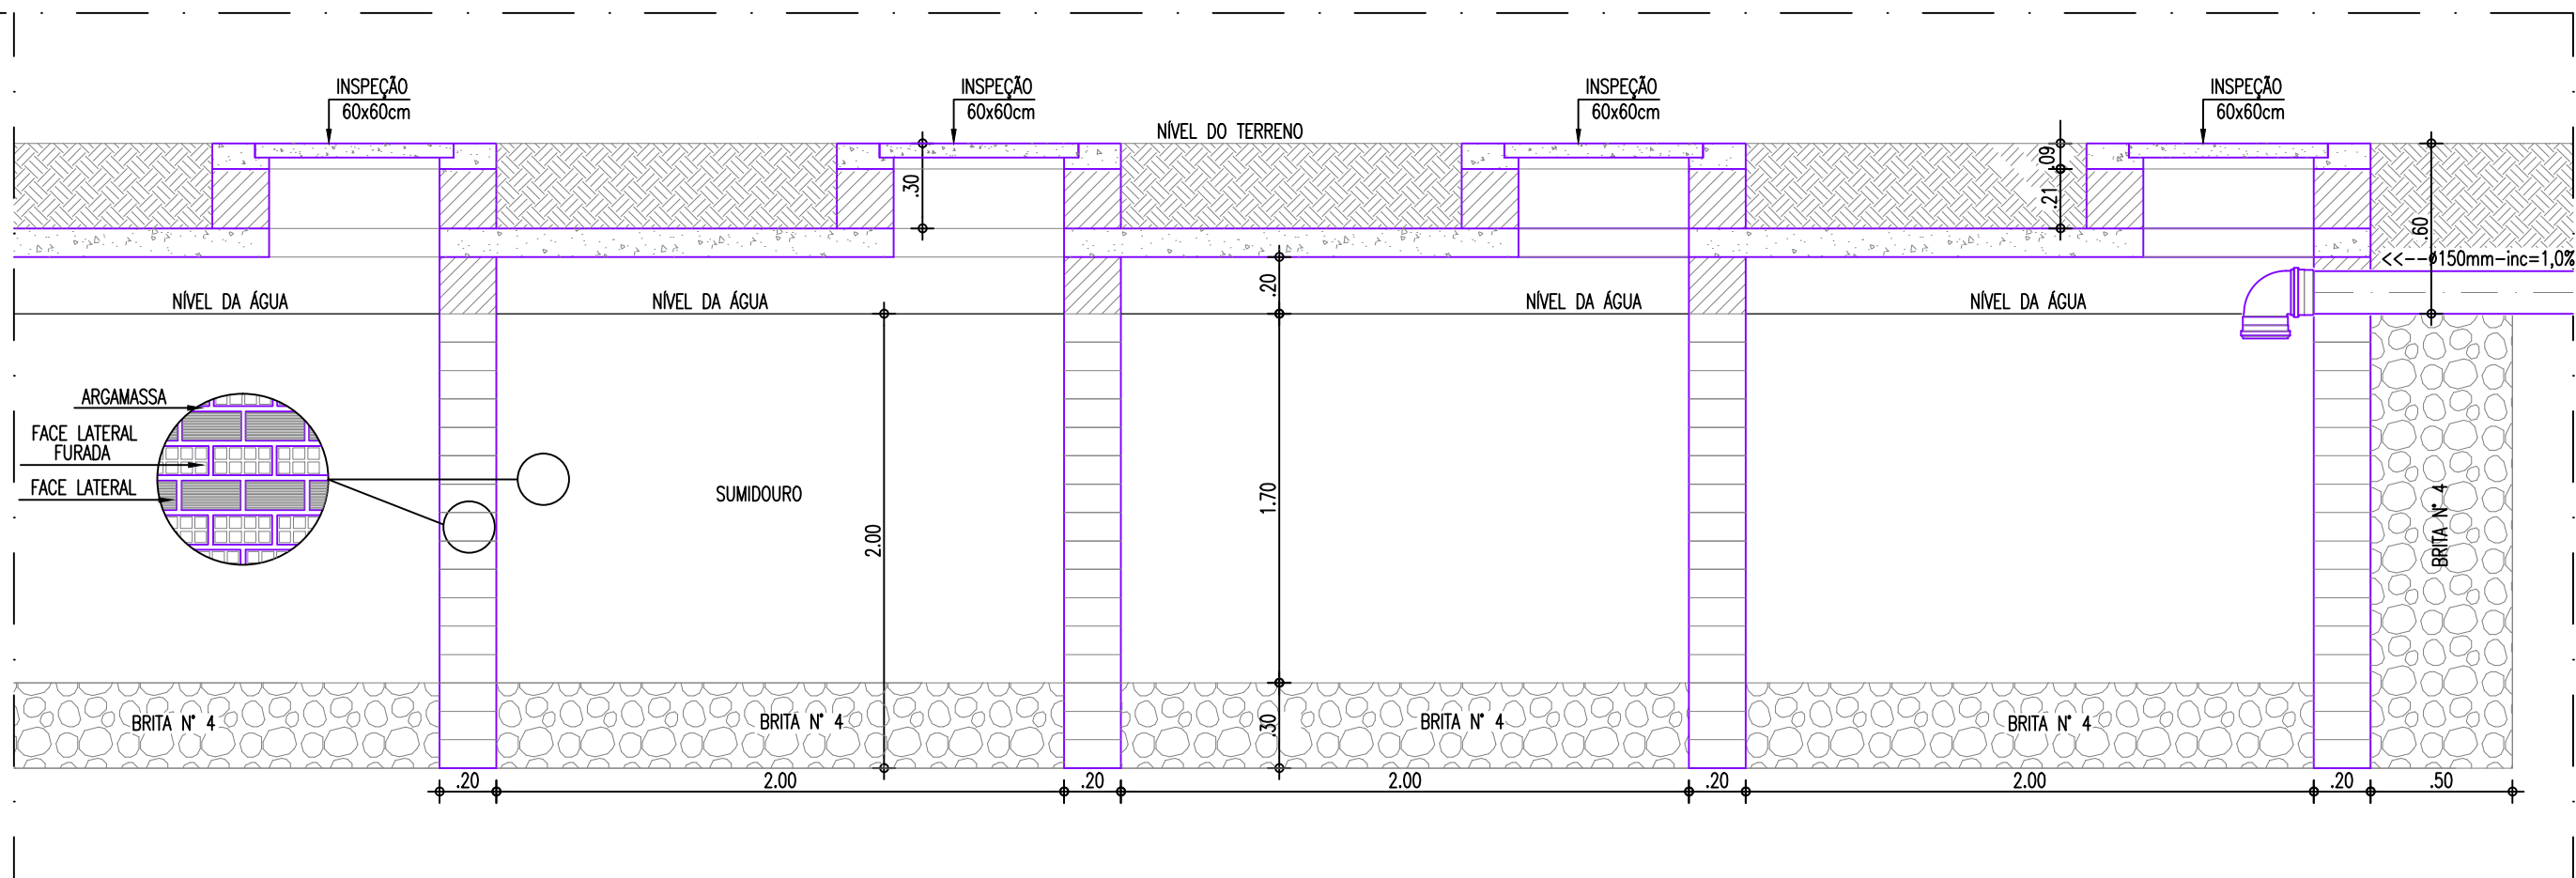

PLANTA BAIXA - FOSSA SÉPTICA/FILTRO ANAERÓBICO/SUMIDOURO
ESCALA : 1/50

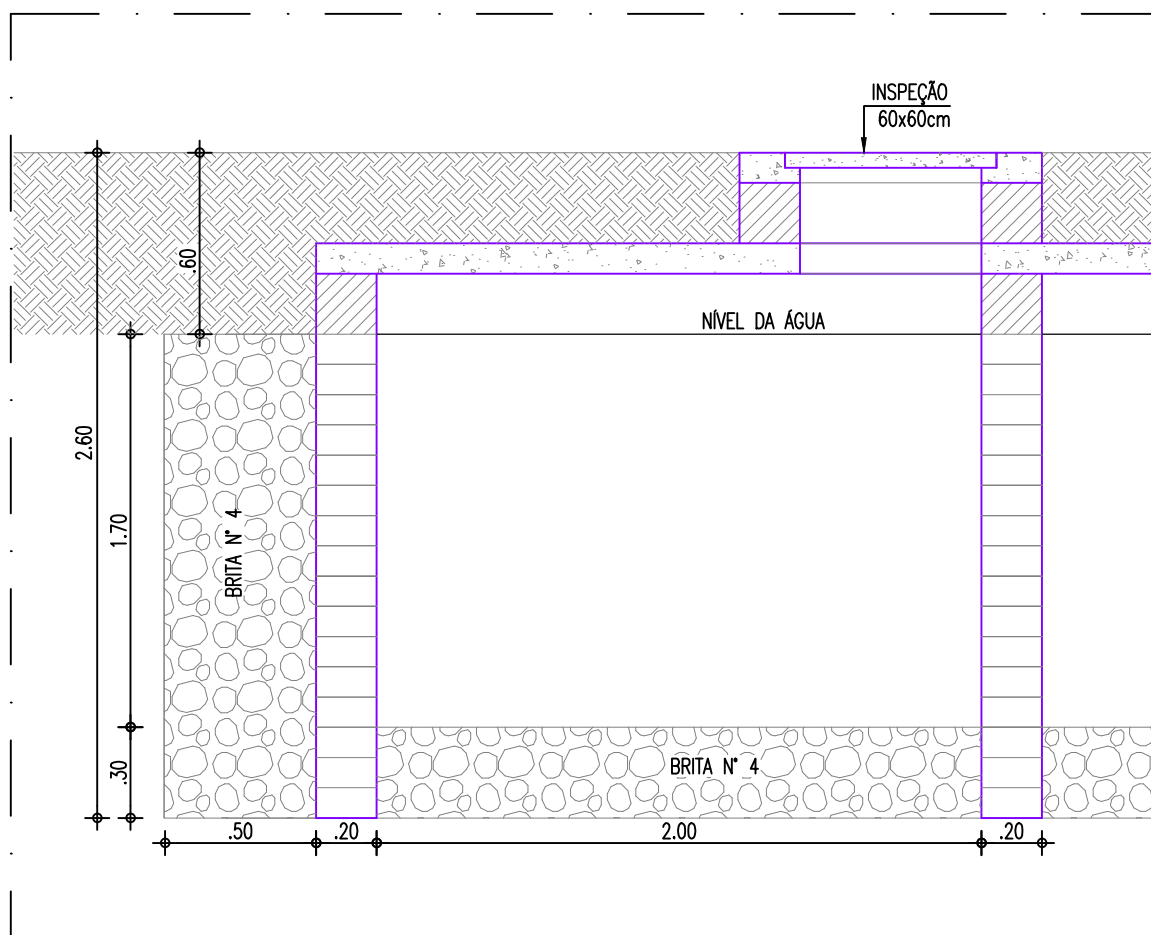

- OBSERVAÇÕES SOBRE O SUMIDOURO:
- 1) O SUMIDOURO POSSUI PAREDES DE TUBULOS, ASSENTADOS COM JUNTAS LIVRES;
 - 2) A LAJE DE COBERTURA DO SUMIDOURO DEVERÁ SER EM CONCRETO ARMADO, DOTADA DE ABERTURAS DE INSPEÇÃO NO NÍVEL DO TERRENO COM TAMPÃO DE FECHAMENTO HERMÉTICO;
 - 3) O SUMIDOURO NÃO DEVERÁ Atingir O LENÇOL FREÁTICO, A PROFUNDIDADE DEVERÁ TER DISTÂNCIA MÍNIMA DE 1,50m DO LENÇOL FREÁTICO;
 - 4) FOI ADOTADA UMA TAXA DE ABSORÇÃO DE 30Lts/m² x dia.

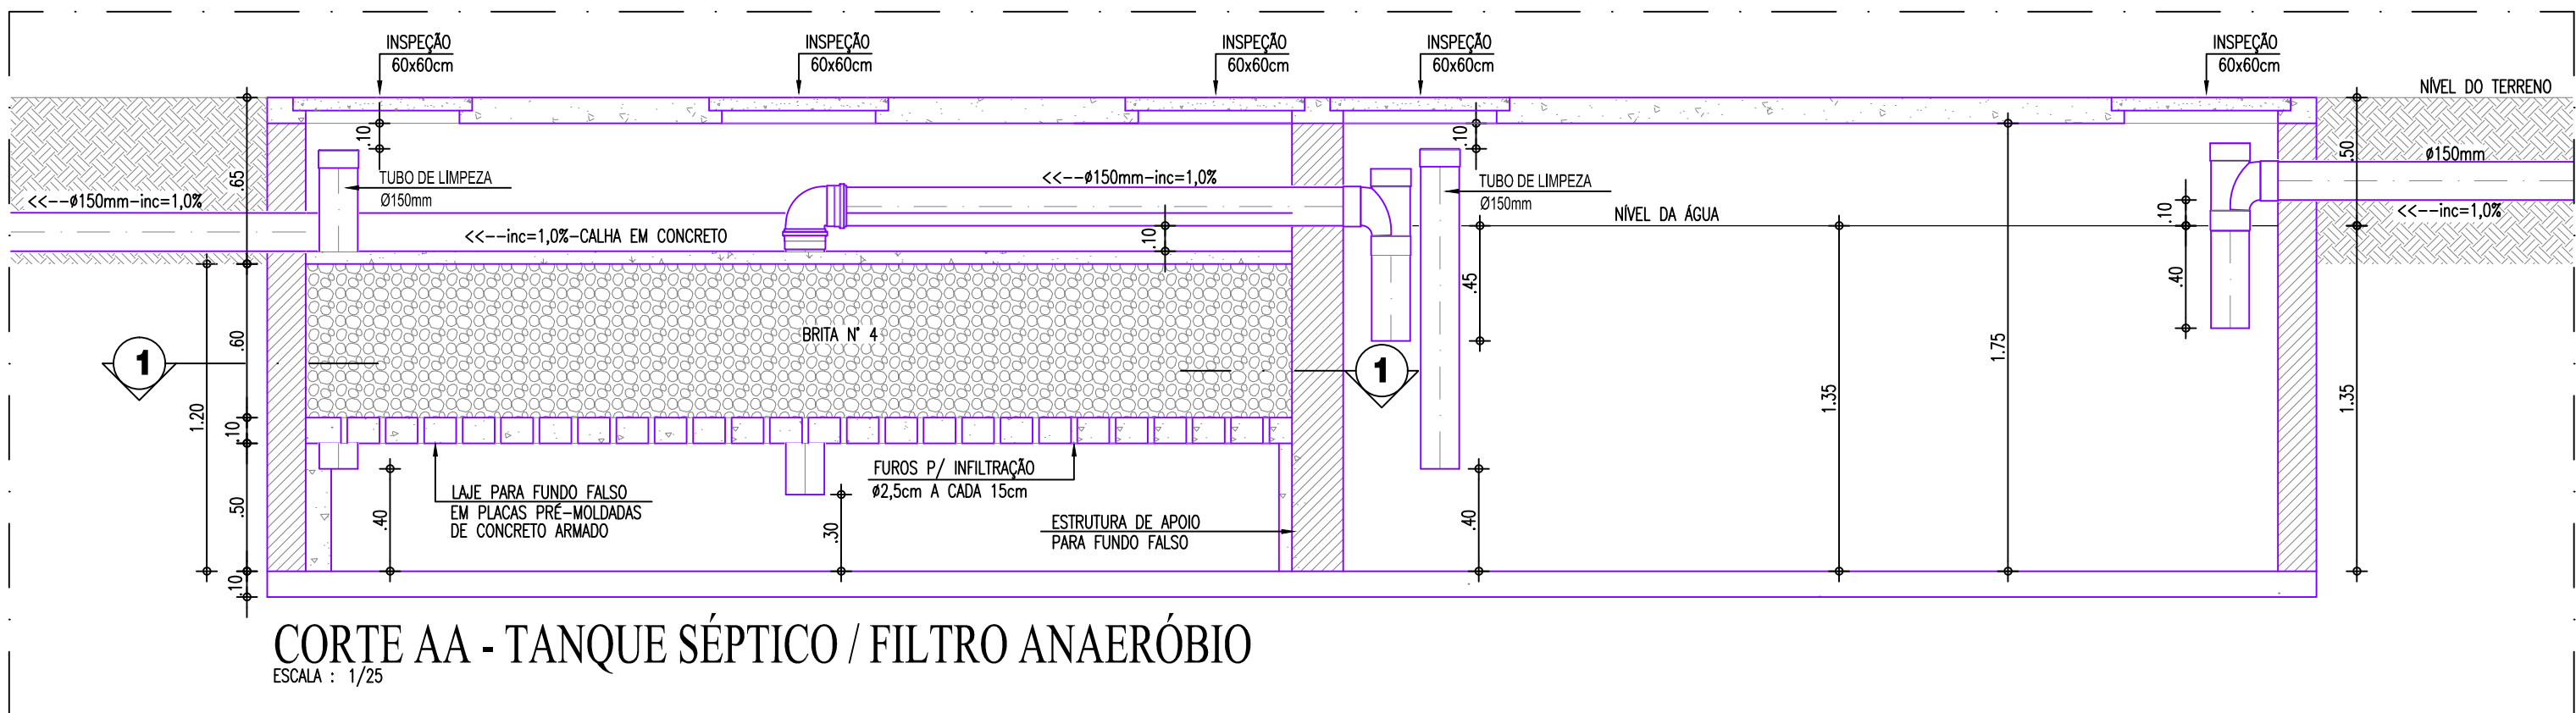

CORTE BB - SUMIDOURO
ESCALA : 1/25

01	ATUALIZAÇÃO DAS INSTALAÇÕES DE ACORDO COM A ARQUITETURA ATUAL	FEHSMC	04/06/2024
REVISÃO	ASSUNTO	DESENHO	DATA
PAGO	APROVO	PROPRIETÁRIO	PROJETO
CONSELHO PROFISSIONAL		SECRETARIA DAS CIDADES	
SOP-CE		GOVERNO DO ESTADO	
SUPERINTENDÊNCIA DE OBRAS PÚBLICAS		SECRETARIA DAS CIDADES	
PROJETO: CEI - CENTRO DE EDUCAÇÃO INFANTIL (PADRÃO VERSÃO 2023)			
INTERESSADO: SEDUC - SECRETARIA DA EDUCAÇÃO		ÁREA TÉCNICA: INSTALAÇÕES SANITÁRIAS	
ENDEREÇO:		ETAPA: EXECUTIVO	
MUNICÍPIO:		CONTEÚDO: PLANTA BAIXA - FOSSA/FILTRO/SUMIDOURO	
AUTOR:		ESCALA: 1/50	
TELEFONE:		CORTES: FOSSA/FILTRO/SUMIDOURO	
AUTOR:		DETALHES EXECUTIVOS	
TELEFONE:		S/E	
RESERVA DE PROPRIEDADE INTELECTUAL		LEGENDA	
DESENHO: EMANUEL SAMPAIO		DATA: 14/04/2023	
REVISÃO: 01		SOP-CE	
A PROPRIEDADE INTELECTUAL DO PRESENTE PROJETO É RESERVADA AOS SEUS AUTORES, DE ACORDO COM A LEGISLAÇÃO PERTINENTE. O USO DESTA PLANTA OU DE QUALQUER DE SEUS ELEMENTOS QUE NÃO FORMAR OS DETERMINADOS, SERÃO CONSIDERADOS COMO APROPRIAÇÃO ILÍCITA E SERÃO APLICADAS AS LEIS QUE DEPENDEM DITOS DIREITOS A TODA A REPRODUÇÃO, VENDA, DISTRIBUIÇÃO, E EXATIDÃO.		SAN 03 03	