



OBSERVAÇÕES SOBRE AS VALAS DE INFILTRAÇÃO

- 1) A DISTÂNCIA MÍNIMA ENTRE DUAS VALAS NÃO DEVEM ULTRAPASSAR 1,50m;
 - 2) AS VALAS NÃO DEVERÃO ATINGIR O LENÇOL FREÁTICO, A PROFUNDIDADE DEVERÁ TER DISTÂNCIA MÍNIMA DE 1,50m DO LENÇOL FREÁTICO;


CORTE ZZ - VALAS DE INFILTRAÇÃO

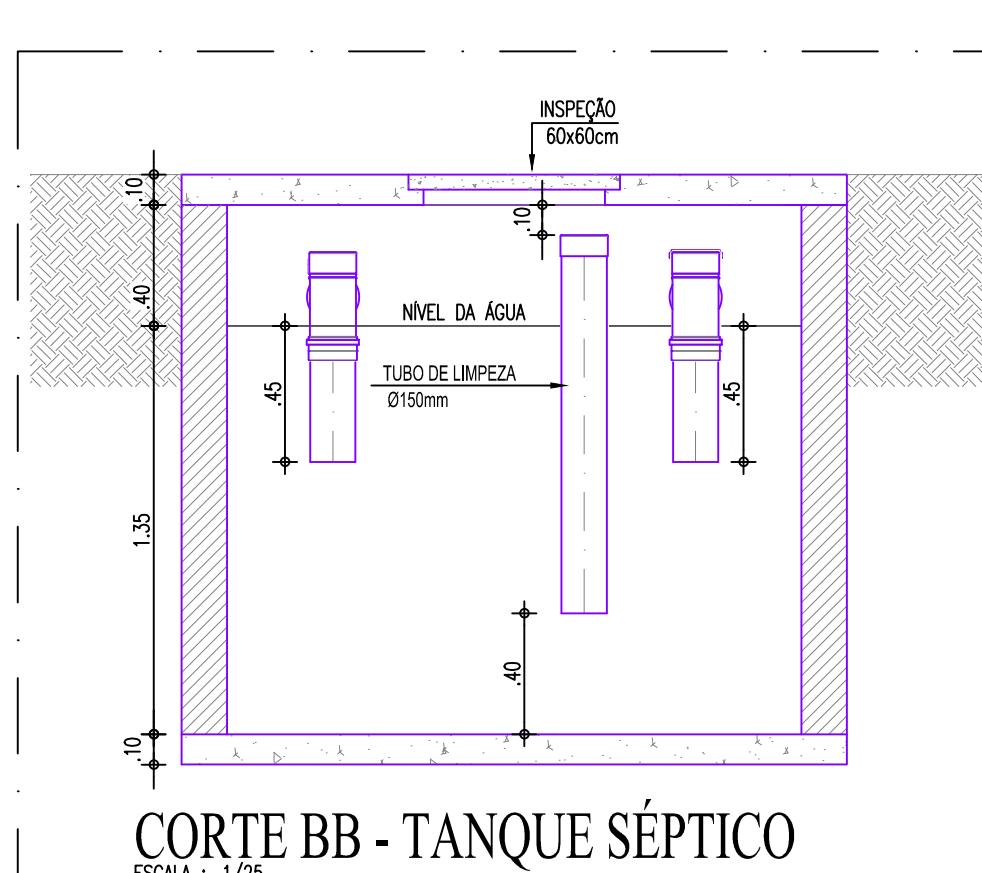


CORTE BB - TANQUE SÉPTICO

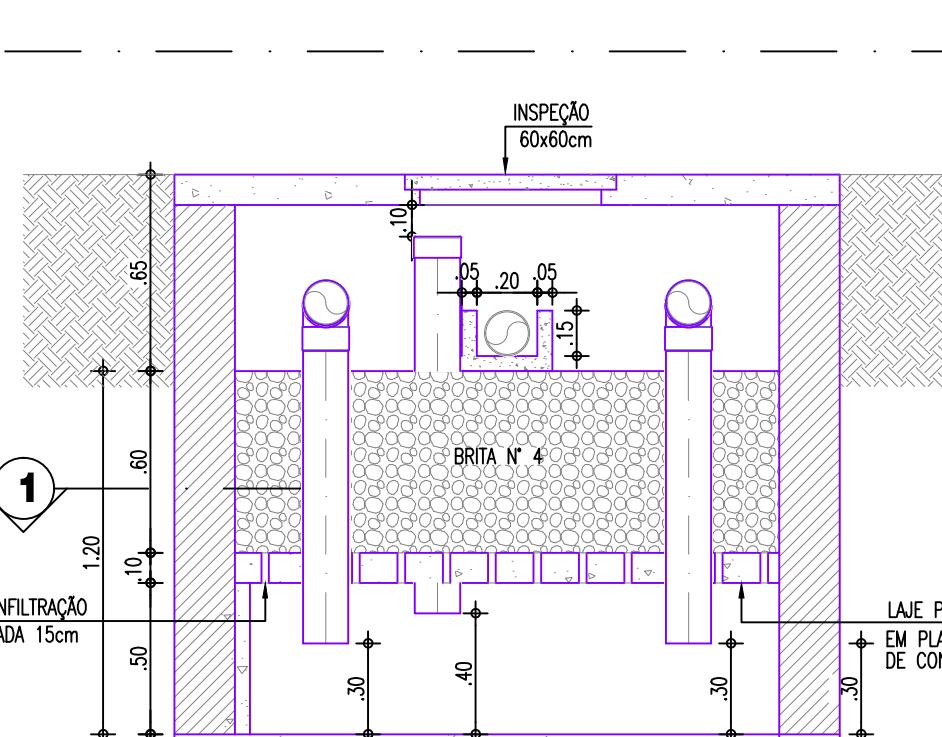

CORTE CC - FILTRO ANAERÓBICO
ESCALA : 1/25

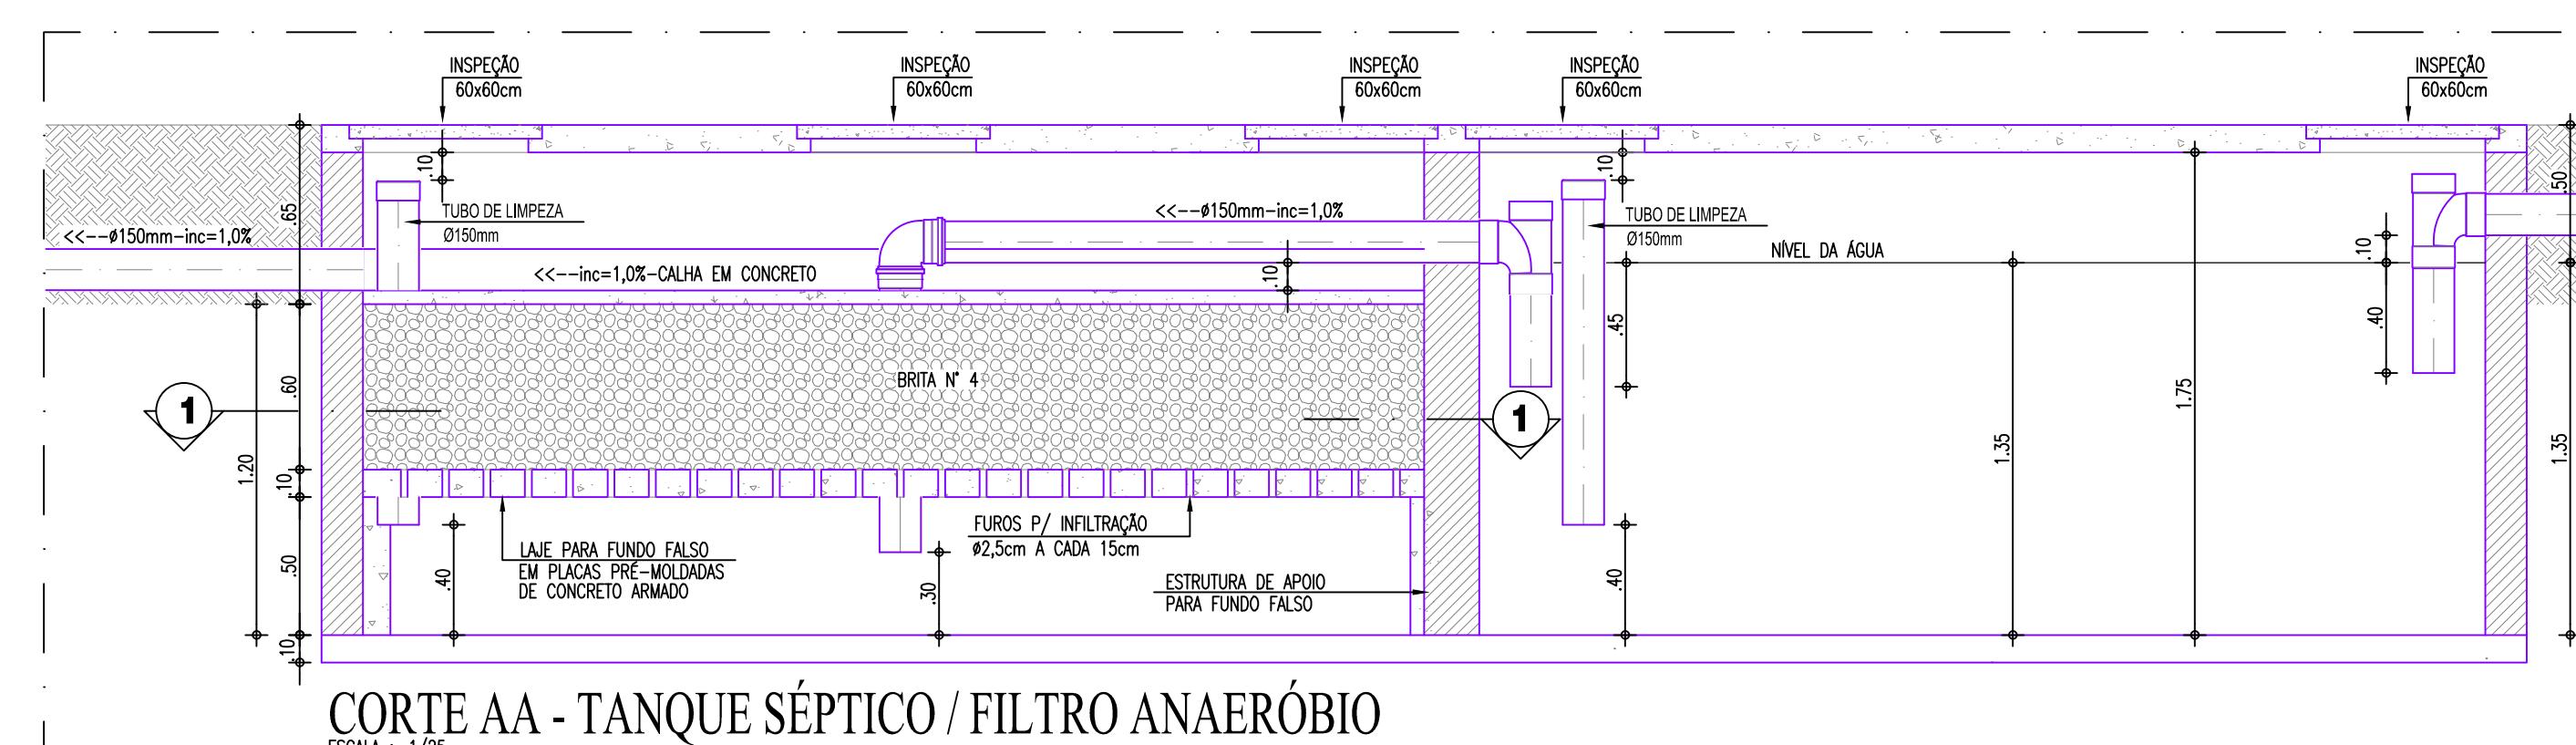

COPTE A A TANQUE SÉPTICO / FILTRO ANAERÓBICO

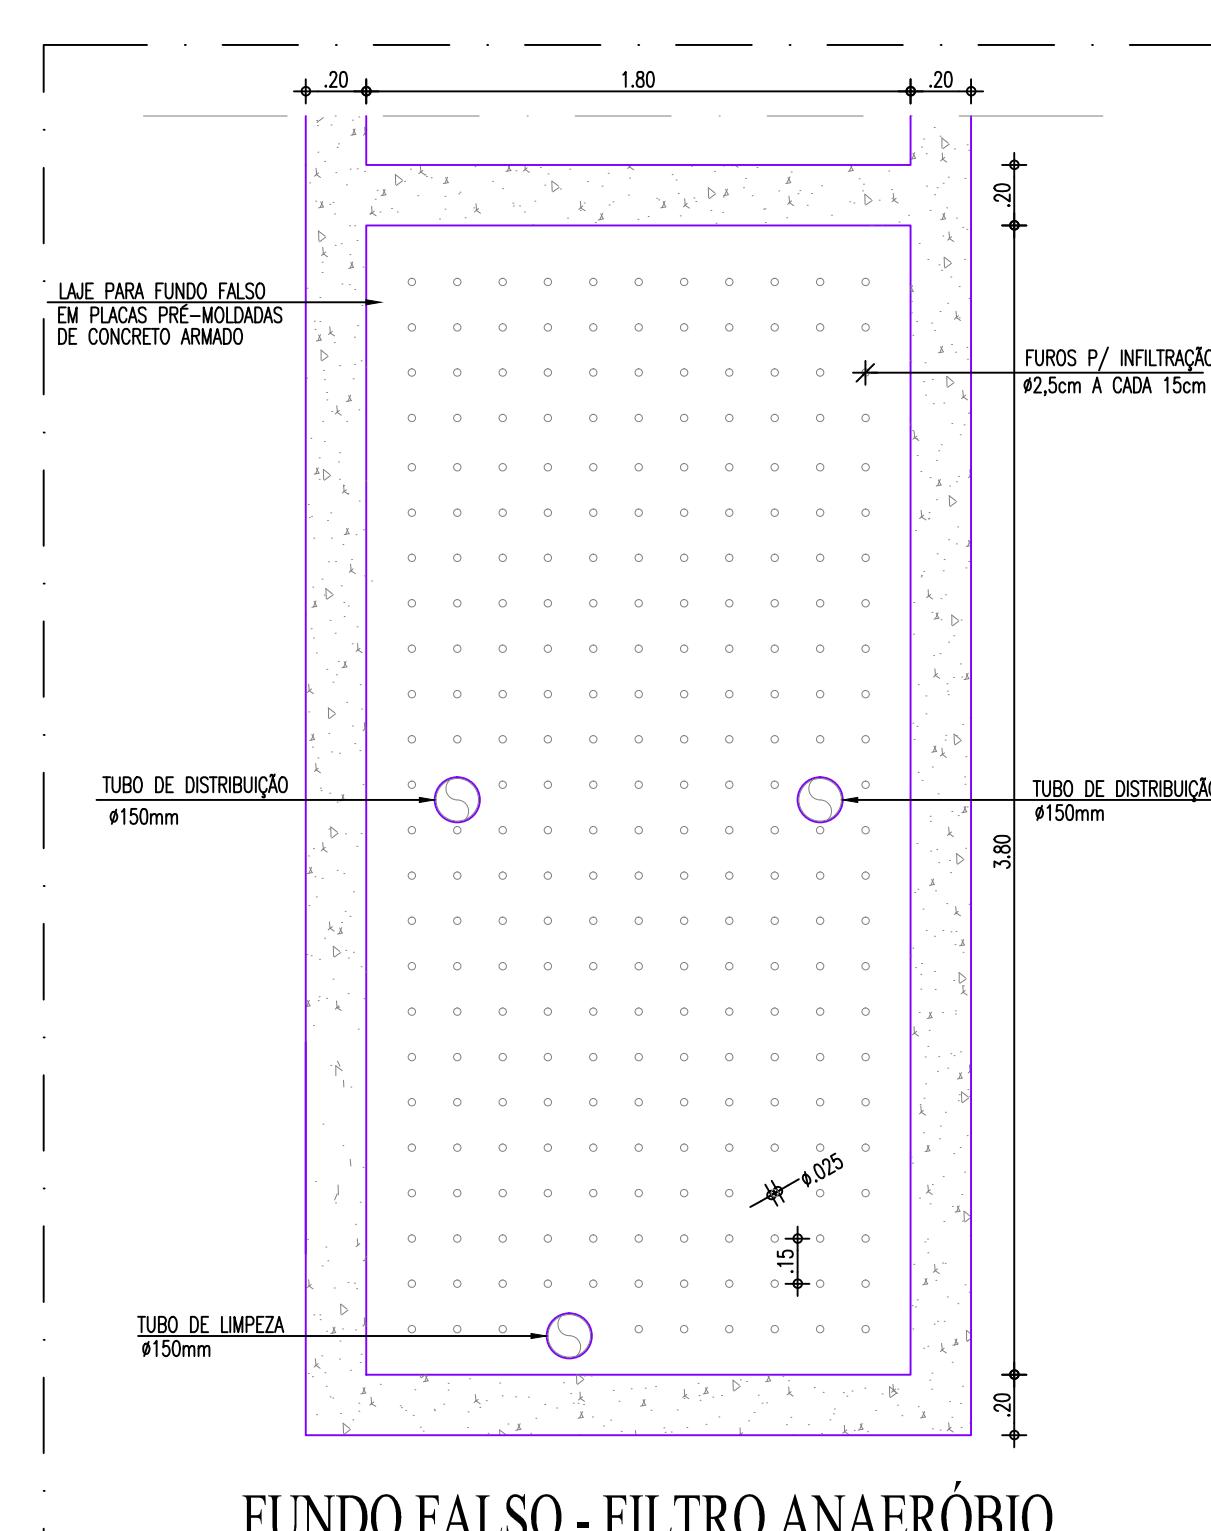

FUNDO FALSO - FILTRO ANAERÓBIO

01	ATUALIZAÇÃO DAS INSTALAÇÕES DE ACORDO COM A ARQUITETURA ATUAL	FEHS/MC	04/06/2024
.	.	.	.
.	.	.	.
.	.	.	.
REVISÃO	ASSUNTO	DESENHO	DATA
PAGO	APROVO		
CONSELHO PROFISSIONAL		PROPRIETÁRIO	
		PROJETO	
		PROJETO	
		CONSTRUÇÃO	
SOP-CE SUPERINTENDÊNCIA DE OBRAS PÚBLICAS		 CEARÁ GOVERNO DO ESTADO <small>SECRETARIA DAS CIDADES</small>	
SECRETARIA DAS CIDADES SOP - SUPERINTENDÊNCIA DE OBRAS PÚBLICAS			
PROJETO: CEI - CENTRO DE EDUCAÇÃO INFANTIL (PADRÃO VERSÃO 2024)			
INTERESSADO: SEDED - SECRETARIA DA EDUCAÇÃO		ÁREA TÉCNICA: INSTALAÇÕES SANITÁRIAS	
ENDEREÇO: .		ETAPA: EXECUTIVO	
MUNICÍPIO: .		CONTEÚDO: PLANTA BAIXA - FOSSA/ FILTRO/ VALA 1/50 CORTES - FOSSA/ FILTRO/ VALA 1/25 DETALHES EXECUTIVOS INDICADA	
AUTOR: .	CREA: .		
TELEFONE: .	EMAIL: .		
AUTOR: .	CREA: .		
TELEFONE: .	EMAIL: .		
RESERVA DE PROPRIEDADE INTELECTUAL			
A PROPRIEDADE INTELECTUAL DO PRESENTE PROJETO É RESERVADA AO SEUS AUTORES, DE ACORDO COM A LEGISLAÇÃO PERTINENTE. O USO DESTE PROJETO OU DE QUALQUER DE SEUS ELEMENTOS, QUE NÃO FORAM OS DETERMINADOS, SERÃO CONSIDERADOS COMO APROPRIAÇÃO ILÍCITA E SERÃO APLICADAS AS LEIS QUE DEFENDEM DITOS DIREITOS A TODOS OS EFEITOS			
SAN_CEI PADRÃO_VER 2024 - F. FILTRO. VALA. TX 30Lm2 dia-R01.dwg		DESENHO:	EMANUEL SAMPAIO
		DATA:	14/04/2023
		REVISÃO:	01
		ARQUIVO:	
		SAN 03 03	